
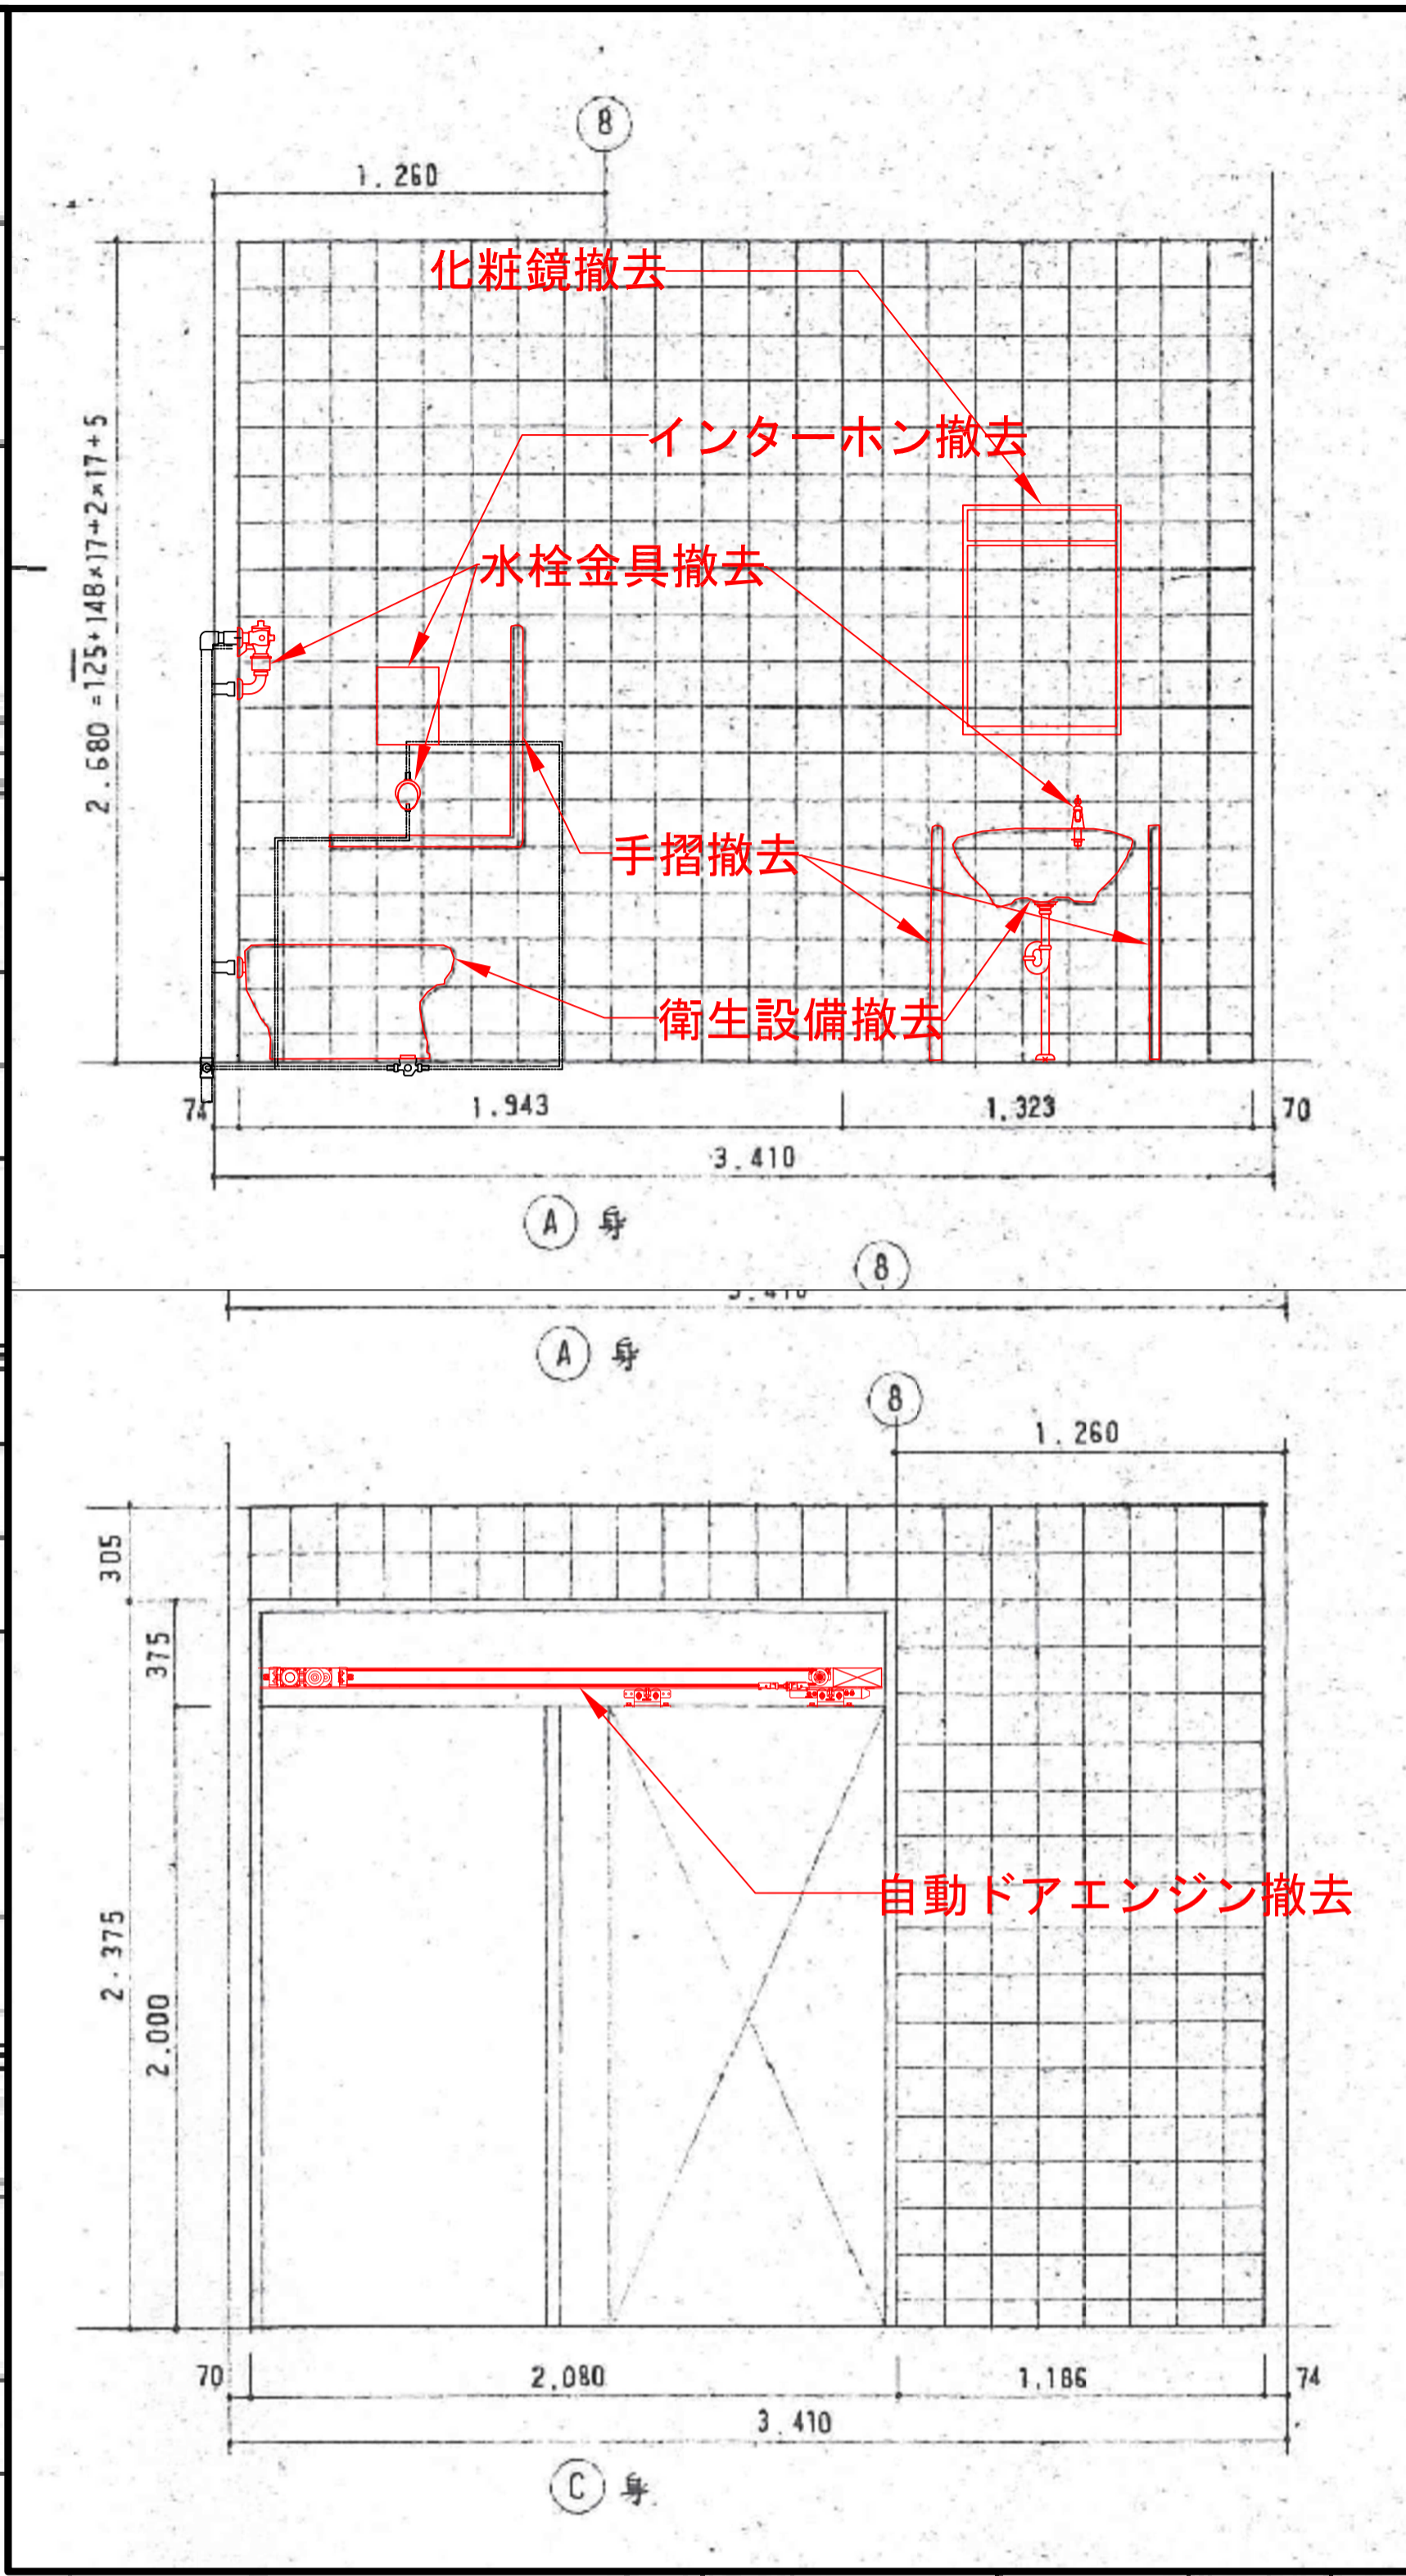


# 多機能トイレ整備詳細設計

平成28年度

千葉都市モノレール株式会社


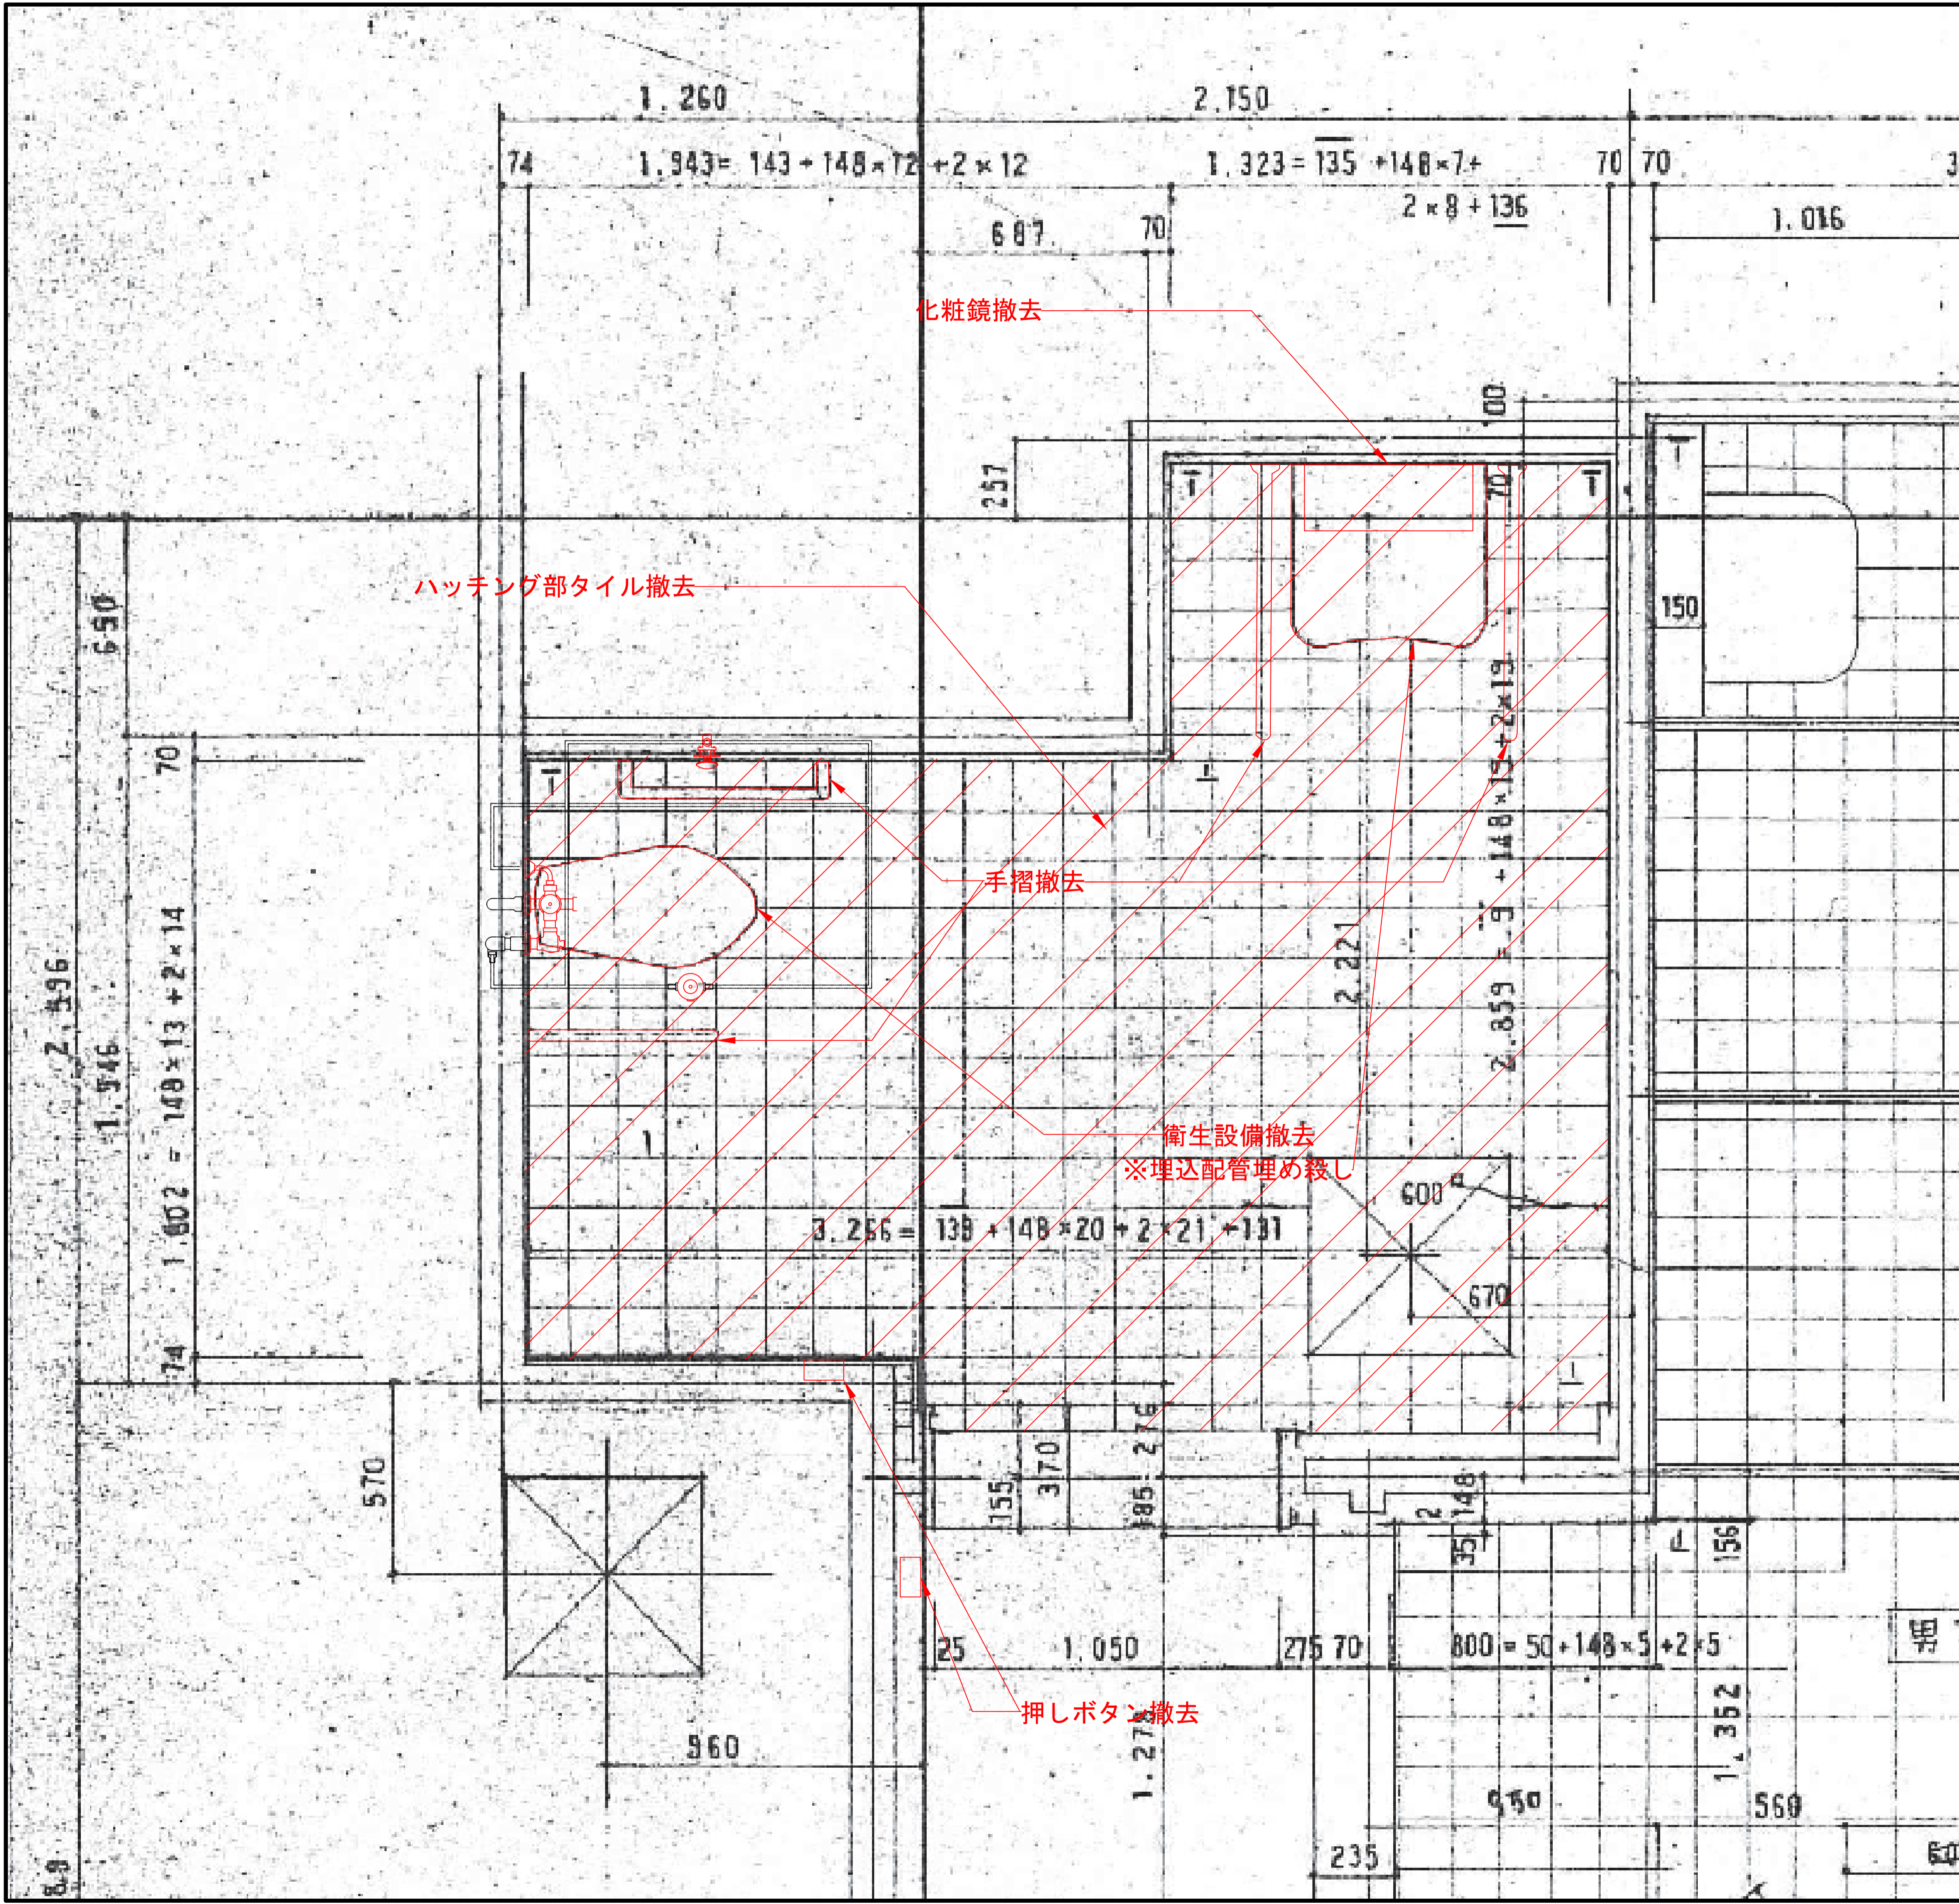


男子便所


|               |                 |
|---------------|-----------------|
| 多機能トイレ整備      |                 |
| 平成28年度        |                 |
| 図面種別          | 平立面詳細図(撤去)      |
| 図面番号          | 1 縮尺 1:10, 1:20 |
| 工事箇所          | 千葉駅             |
| 千葉都市モノレール株式会社 |                 |

# 多機能トイレ 器具表


| 品番                 | 品名          | 数 |
|--------------------|-------------|---|
| PTWC-EC101R1A1AWWW | 多機能トイレパック   | 1 |
| CW-PC12-CK-UR-TU   | シャワートイレ(便座) | 1 |
| KF-3610AS          | 防錆化粧鏡       | 1 |
| AY-1(1P)           | AYホル        | 4 |
| AC-US-01           | ユニバーサルシート   | 1 |
| AY-68              | AYホル        | 5 |
| AC-CB-01           | チェンジングボード   | 1 |
| AY-55DN            | AYホル        | 1 |
| KF-28              | フック         | 2 |
| AY-1(1P)           | AYホル        | 4 |
|                    |             |   |
|                    |             |   |
|                    |             |   |
|                    |             |   |
|                    |             |   |
|                    |             |   |
|                    |             |   |

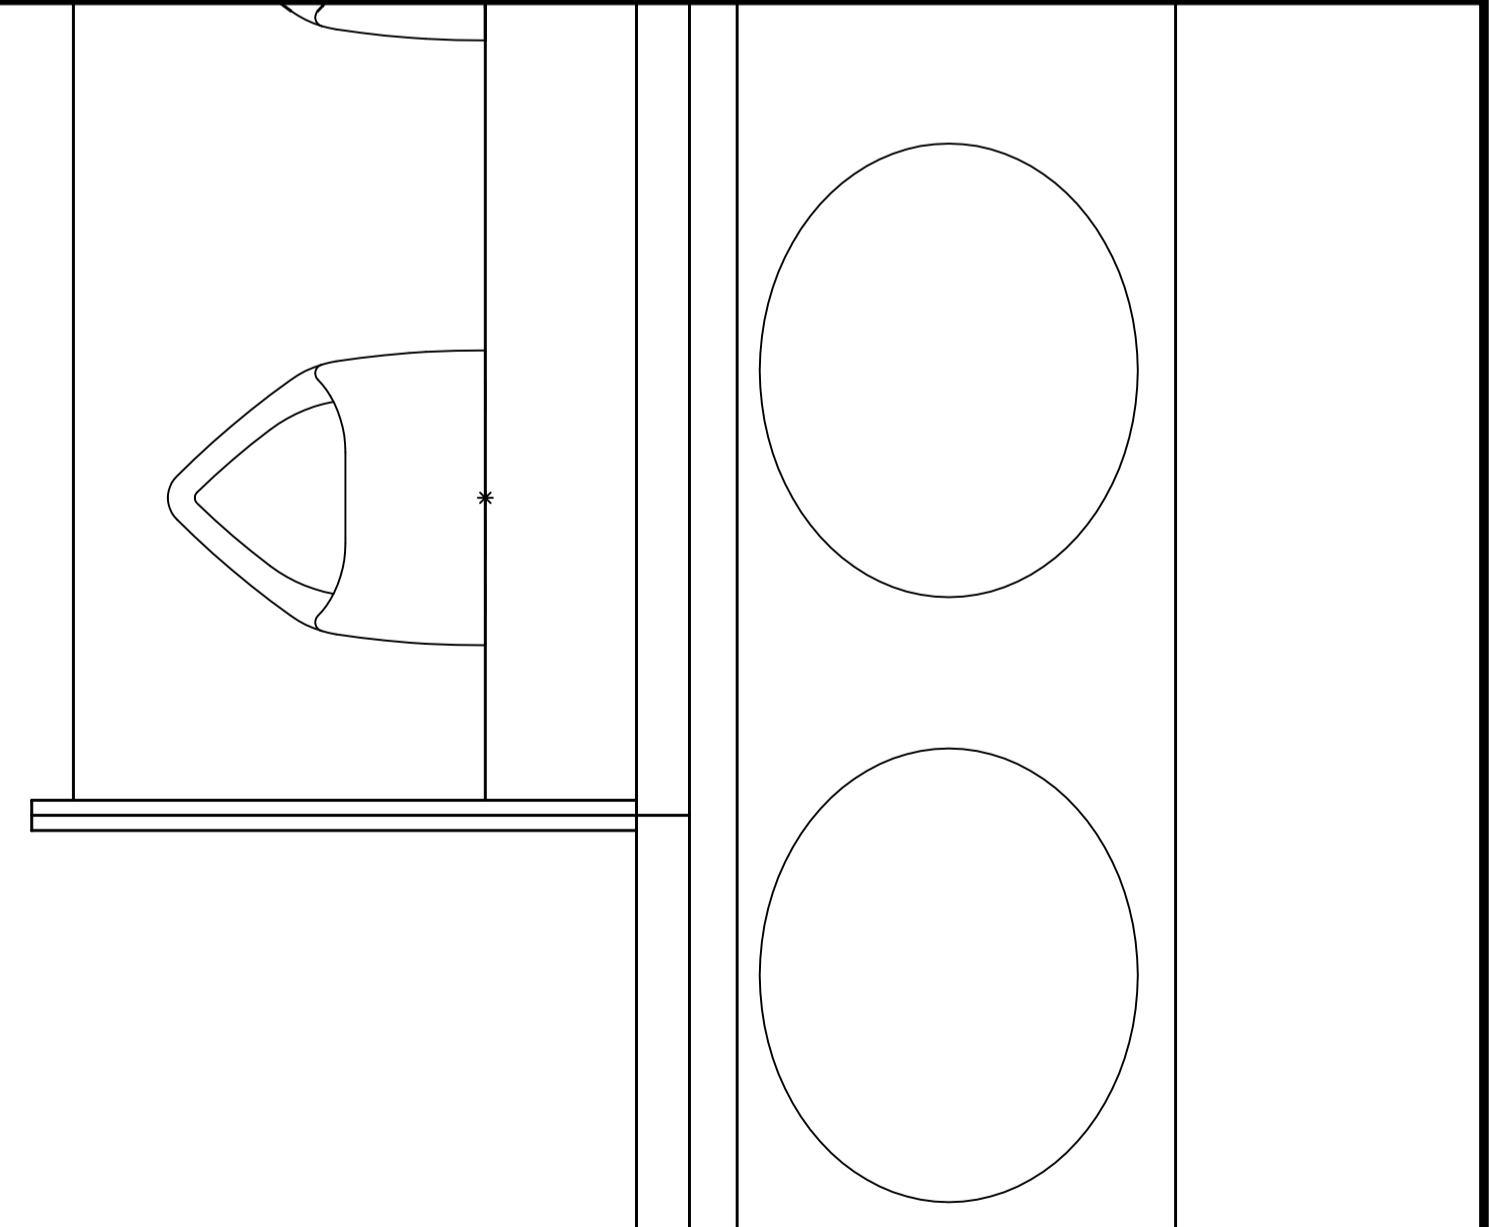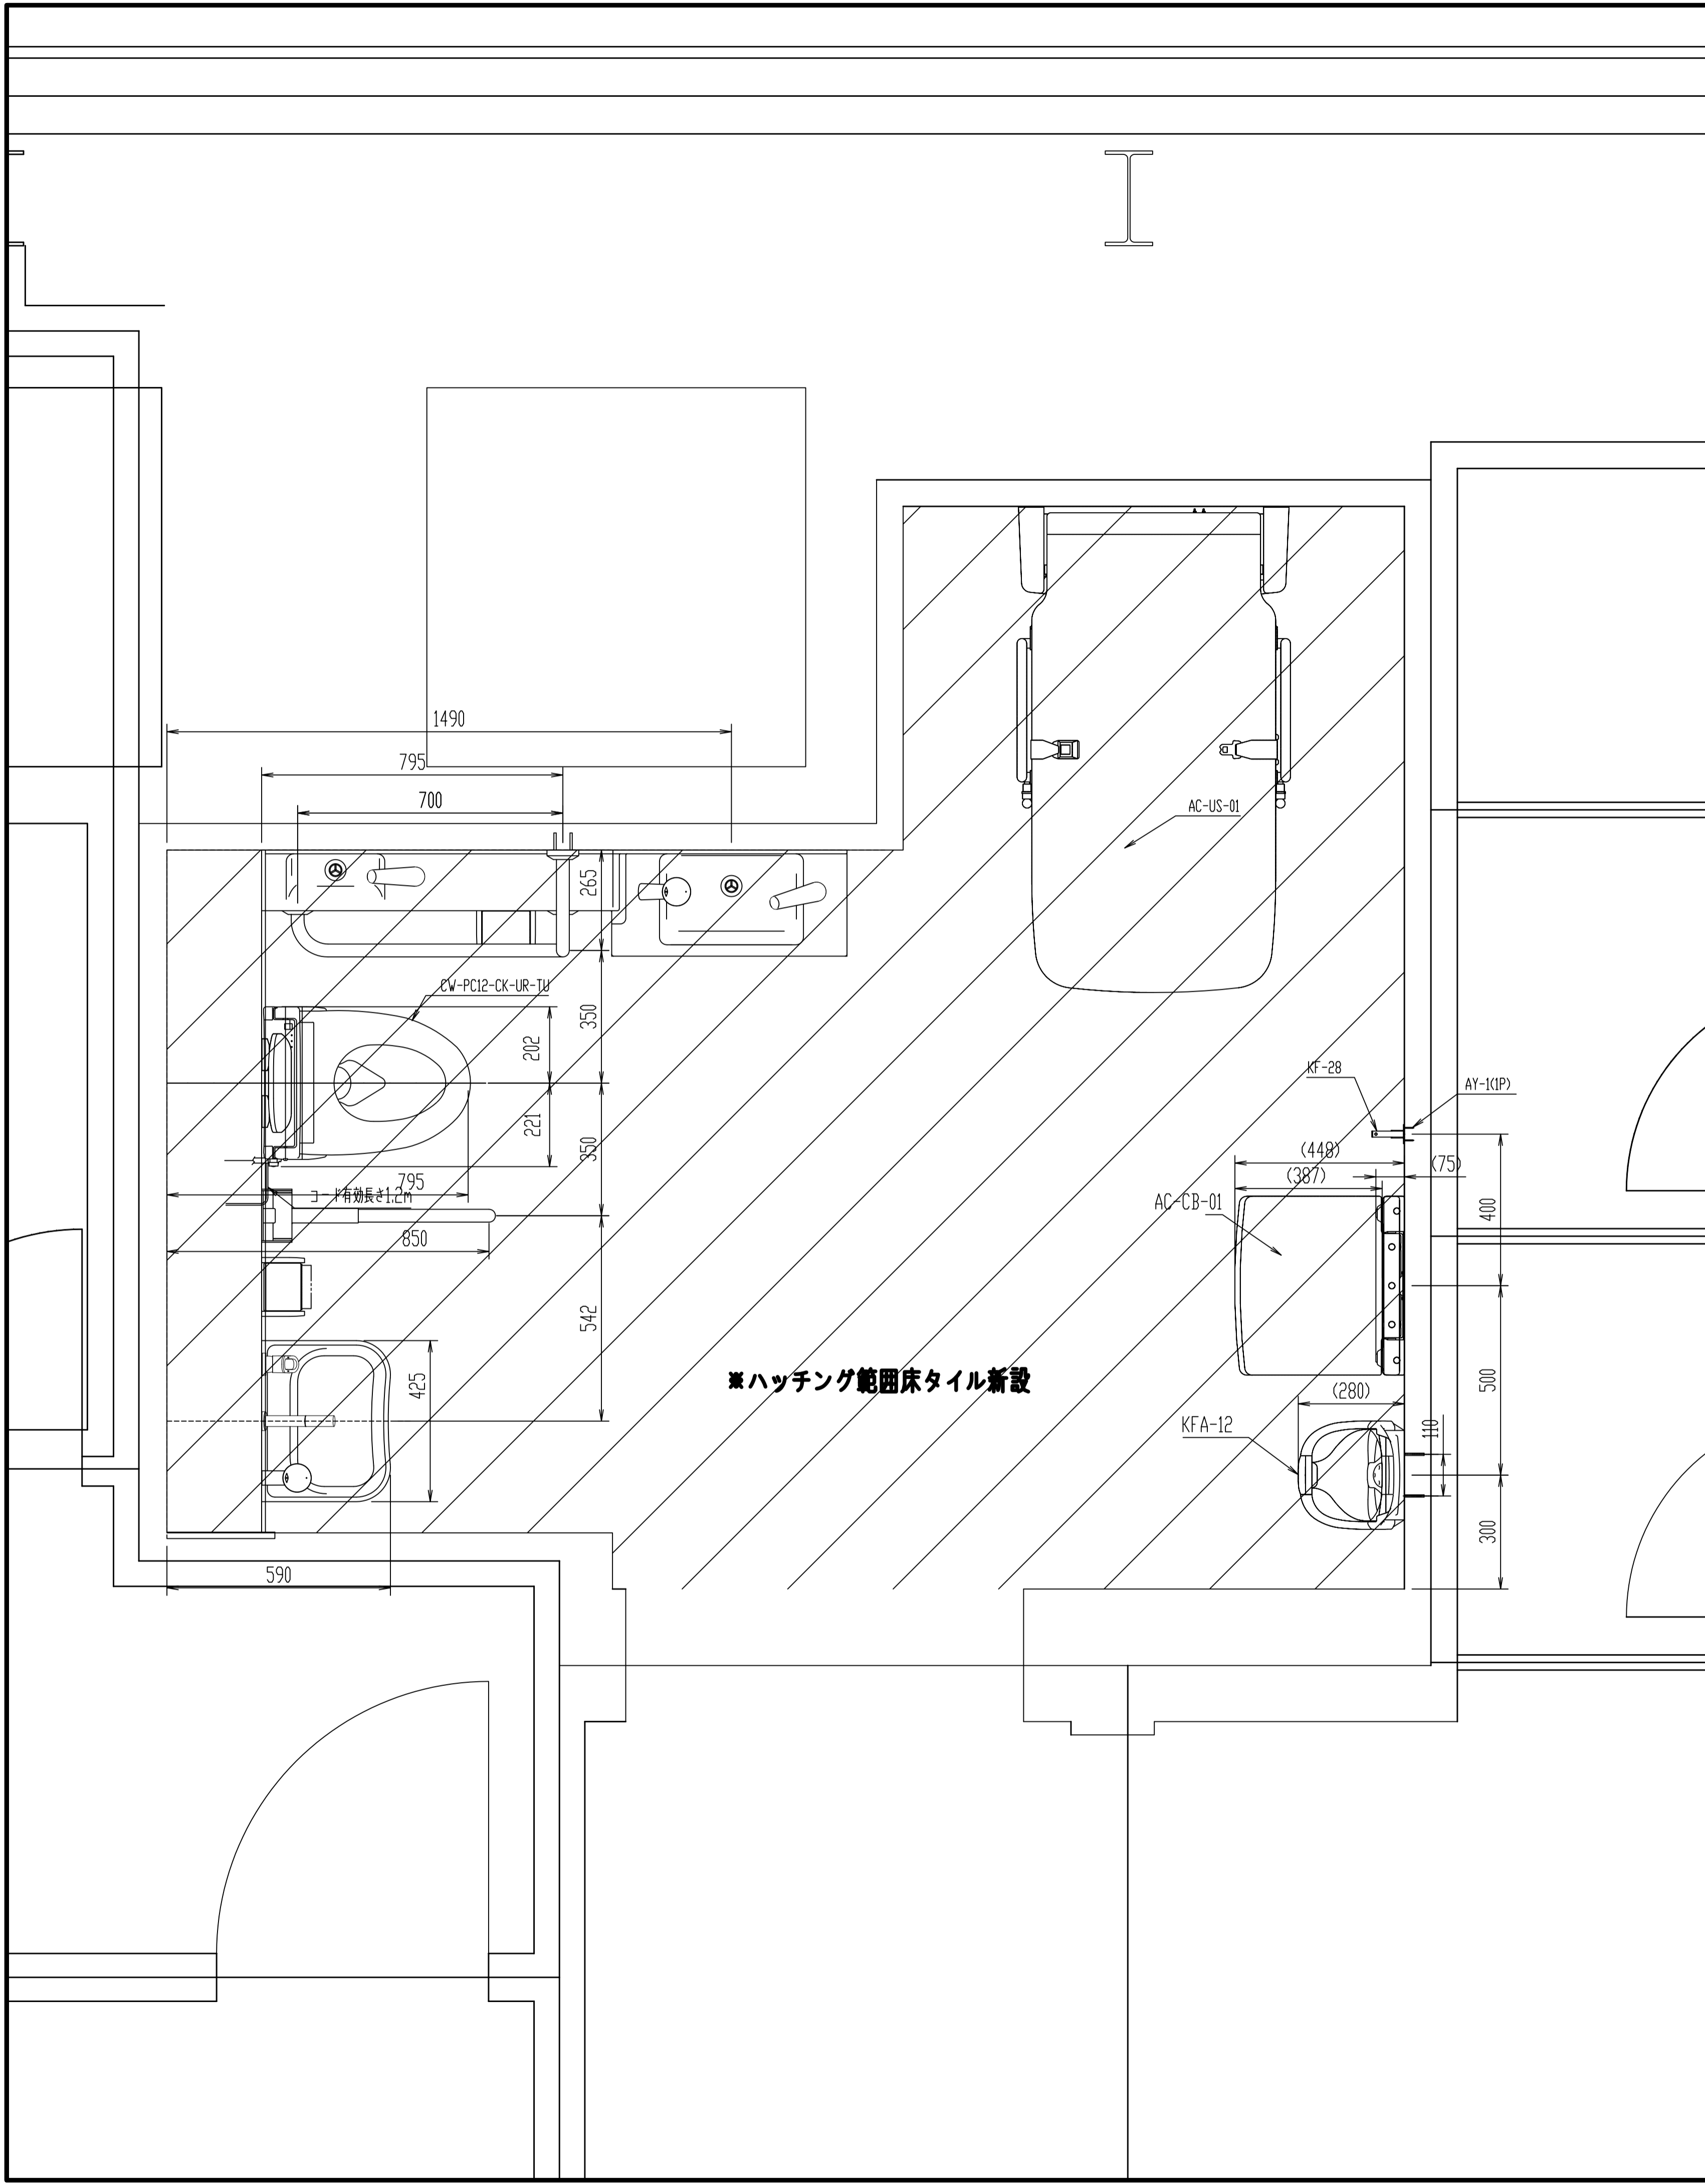

|               |     |    |      |
|---------------|-----|----|------|
| 多機能トイレ整備      |     |    |      |
| 平成28年度        |     |    |      |
| 図面種別          | 平面図 |    |      |
| 図面番号          | 2   | 縮尺 | 1:10 |
| 工事箇所          | 千葉駅 |    |      |
| 千葉都市モノレール株式会社 |     |    |      |

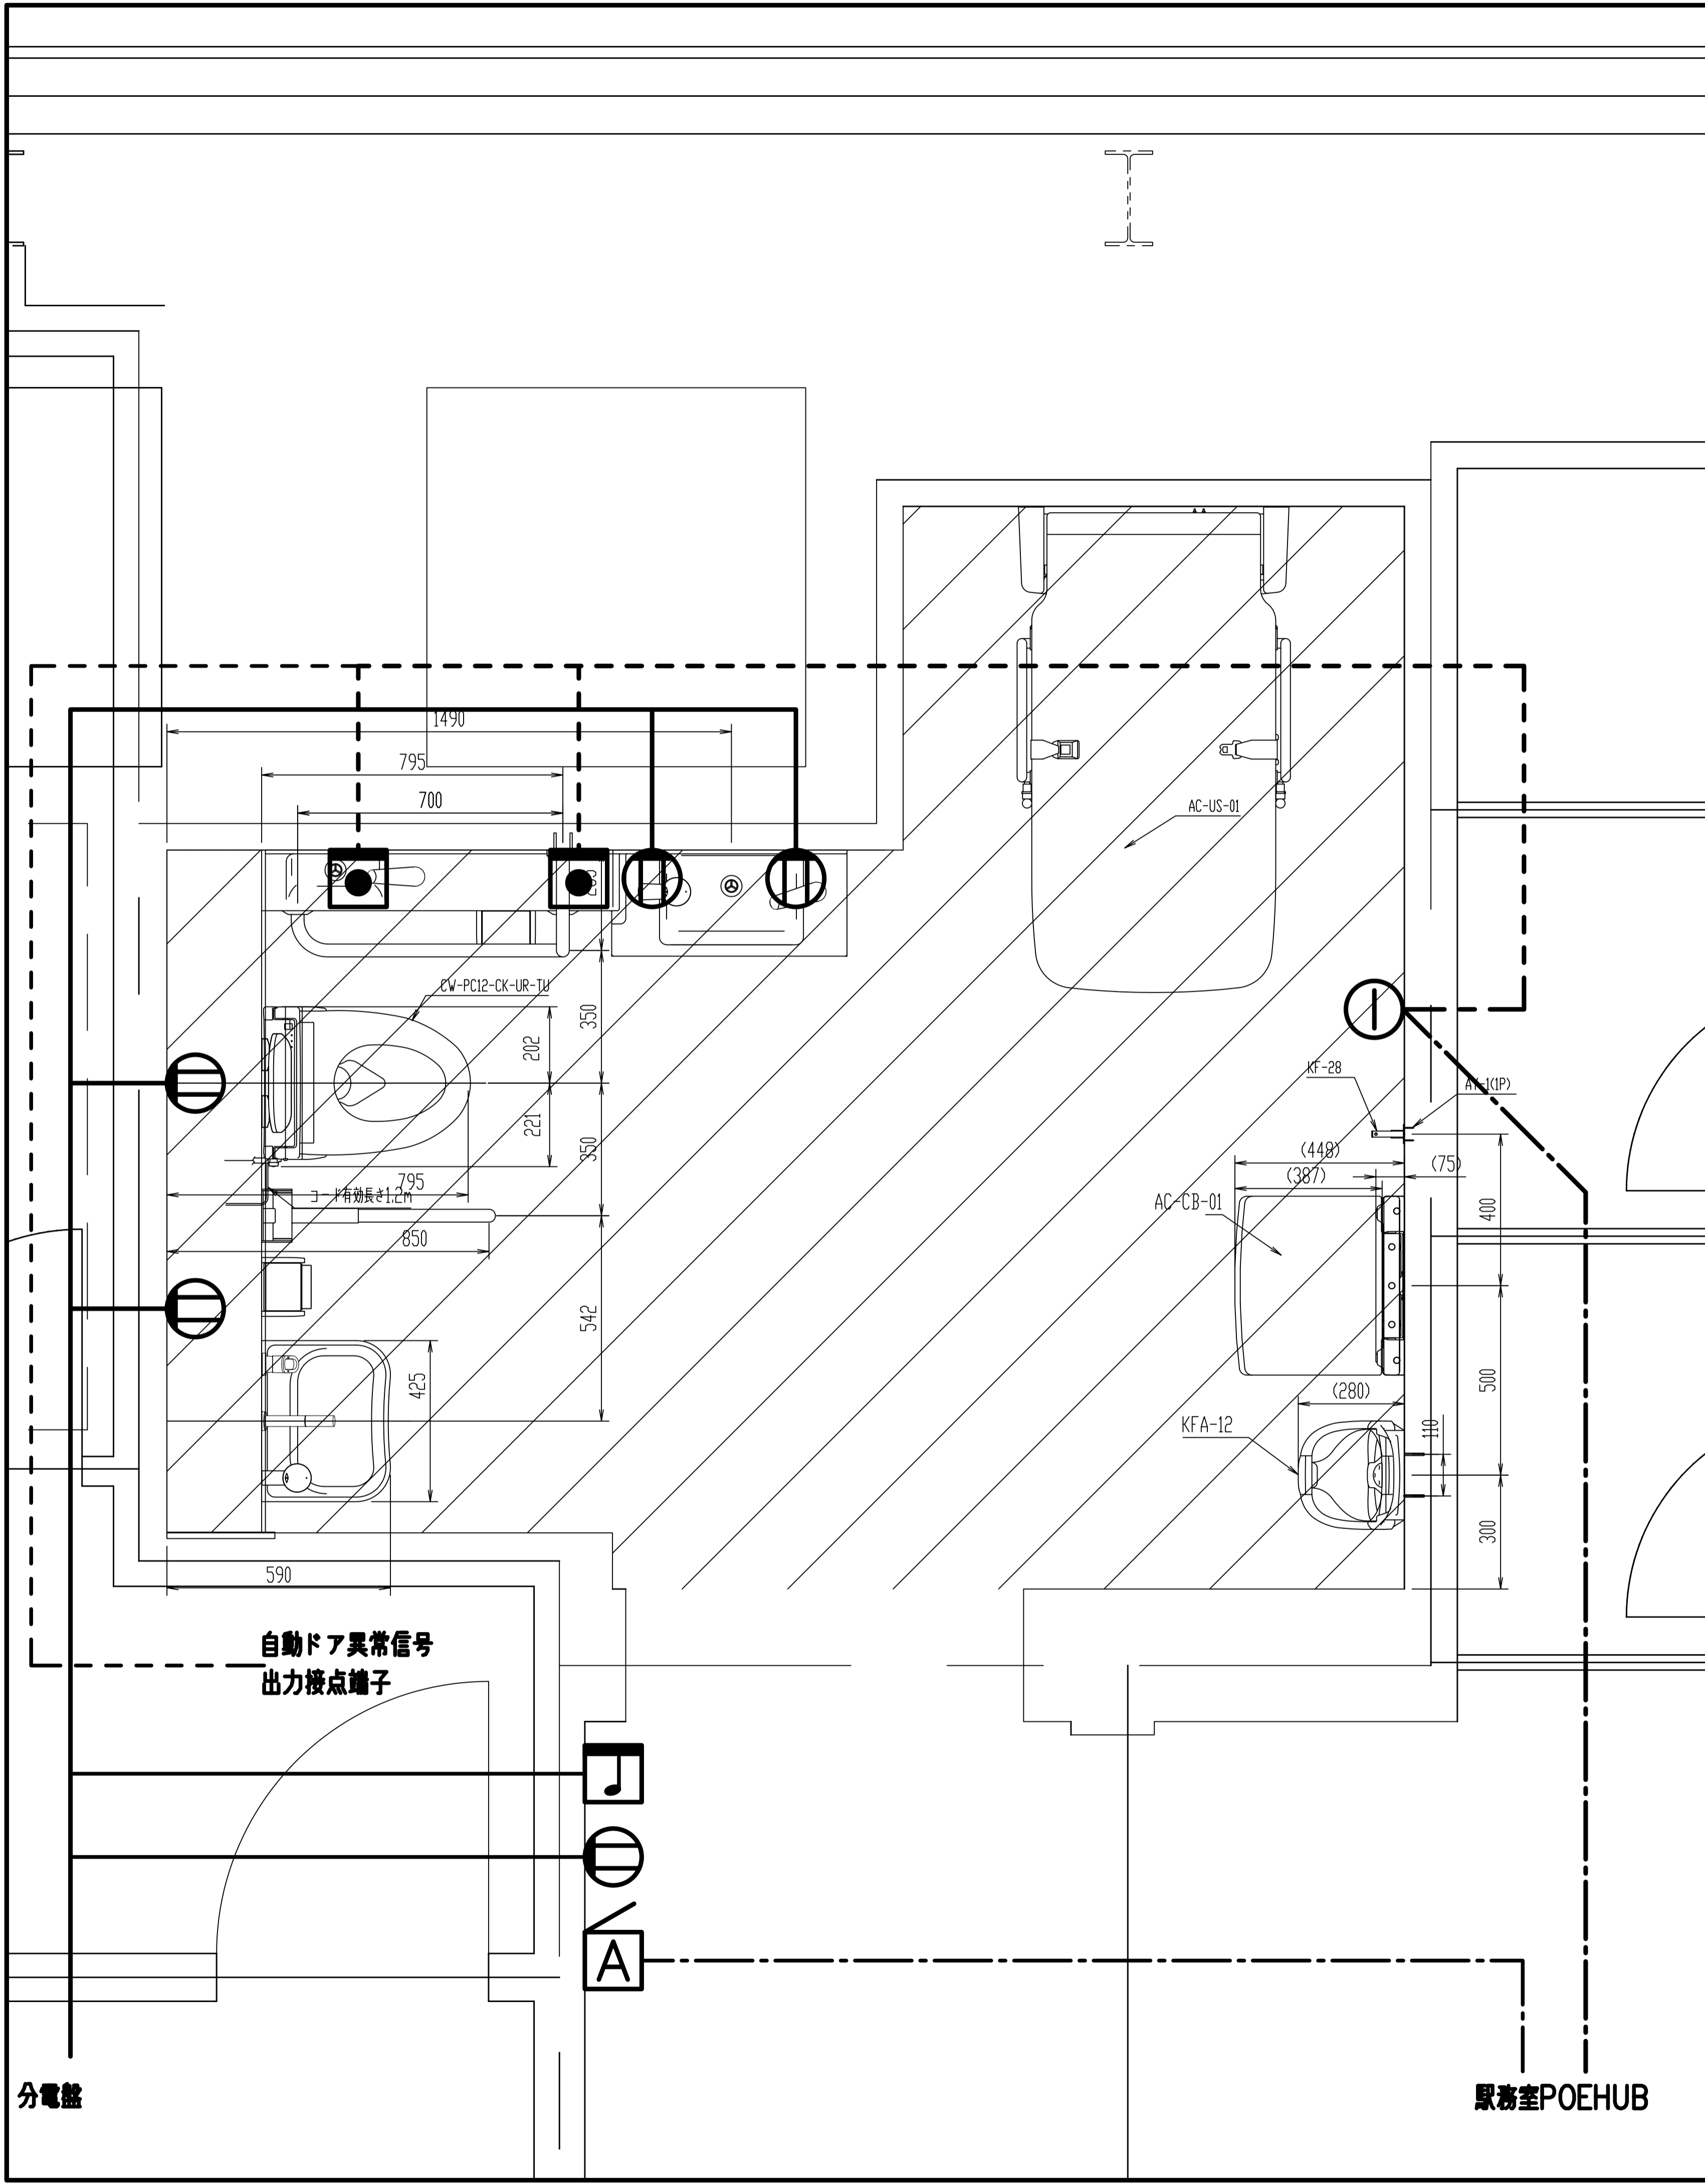

| 凡例 |                                      |    |
|----|--------------------------------------|----|
| 記号 | 内容                                   | 備考 |
|    | 露出コンセント 2P15A×1                      |    |
|    | 呼び出しボタン QEW-BNW                      |    |
|    | 通報機(子機) アイホン IX-BA                   |    |
|    | 通報機(親機) アイホン IX-MV                   |    |
|    | 音声案内装置 ホッチーPRO (露出型)                 |    |
|    | ネットワーク監視表示灯 バトライト NHL-1FB1 付属品NH-WST |    |
|    | POEHUB FS909M-PS                     |    |
|    | EM-EEFケーブル PF管保護                     |    |
|    | EM-AE0.9-20 PF管保護                    |    |
|    | LANケーブル CAT5 PF管保護                   |    |

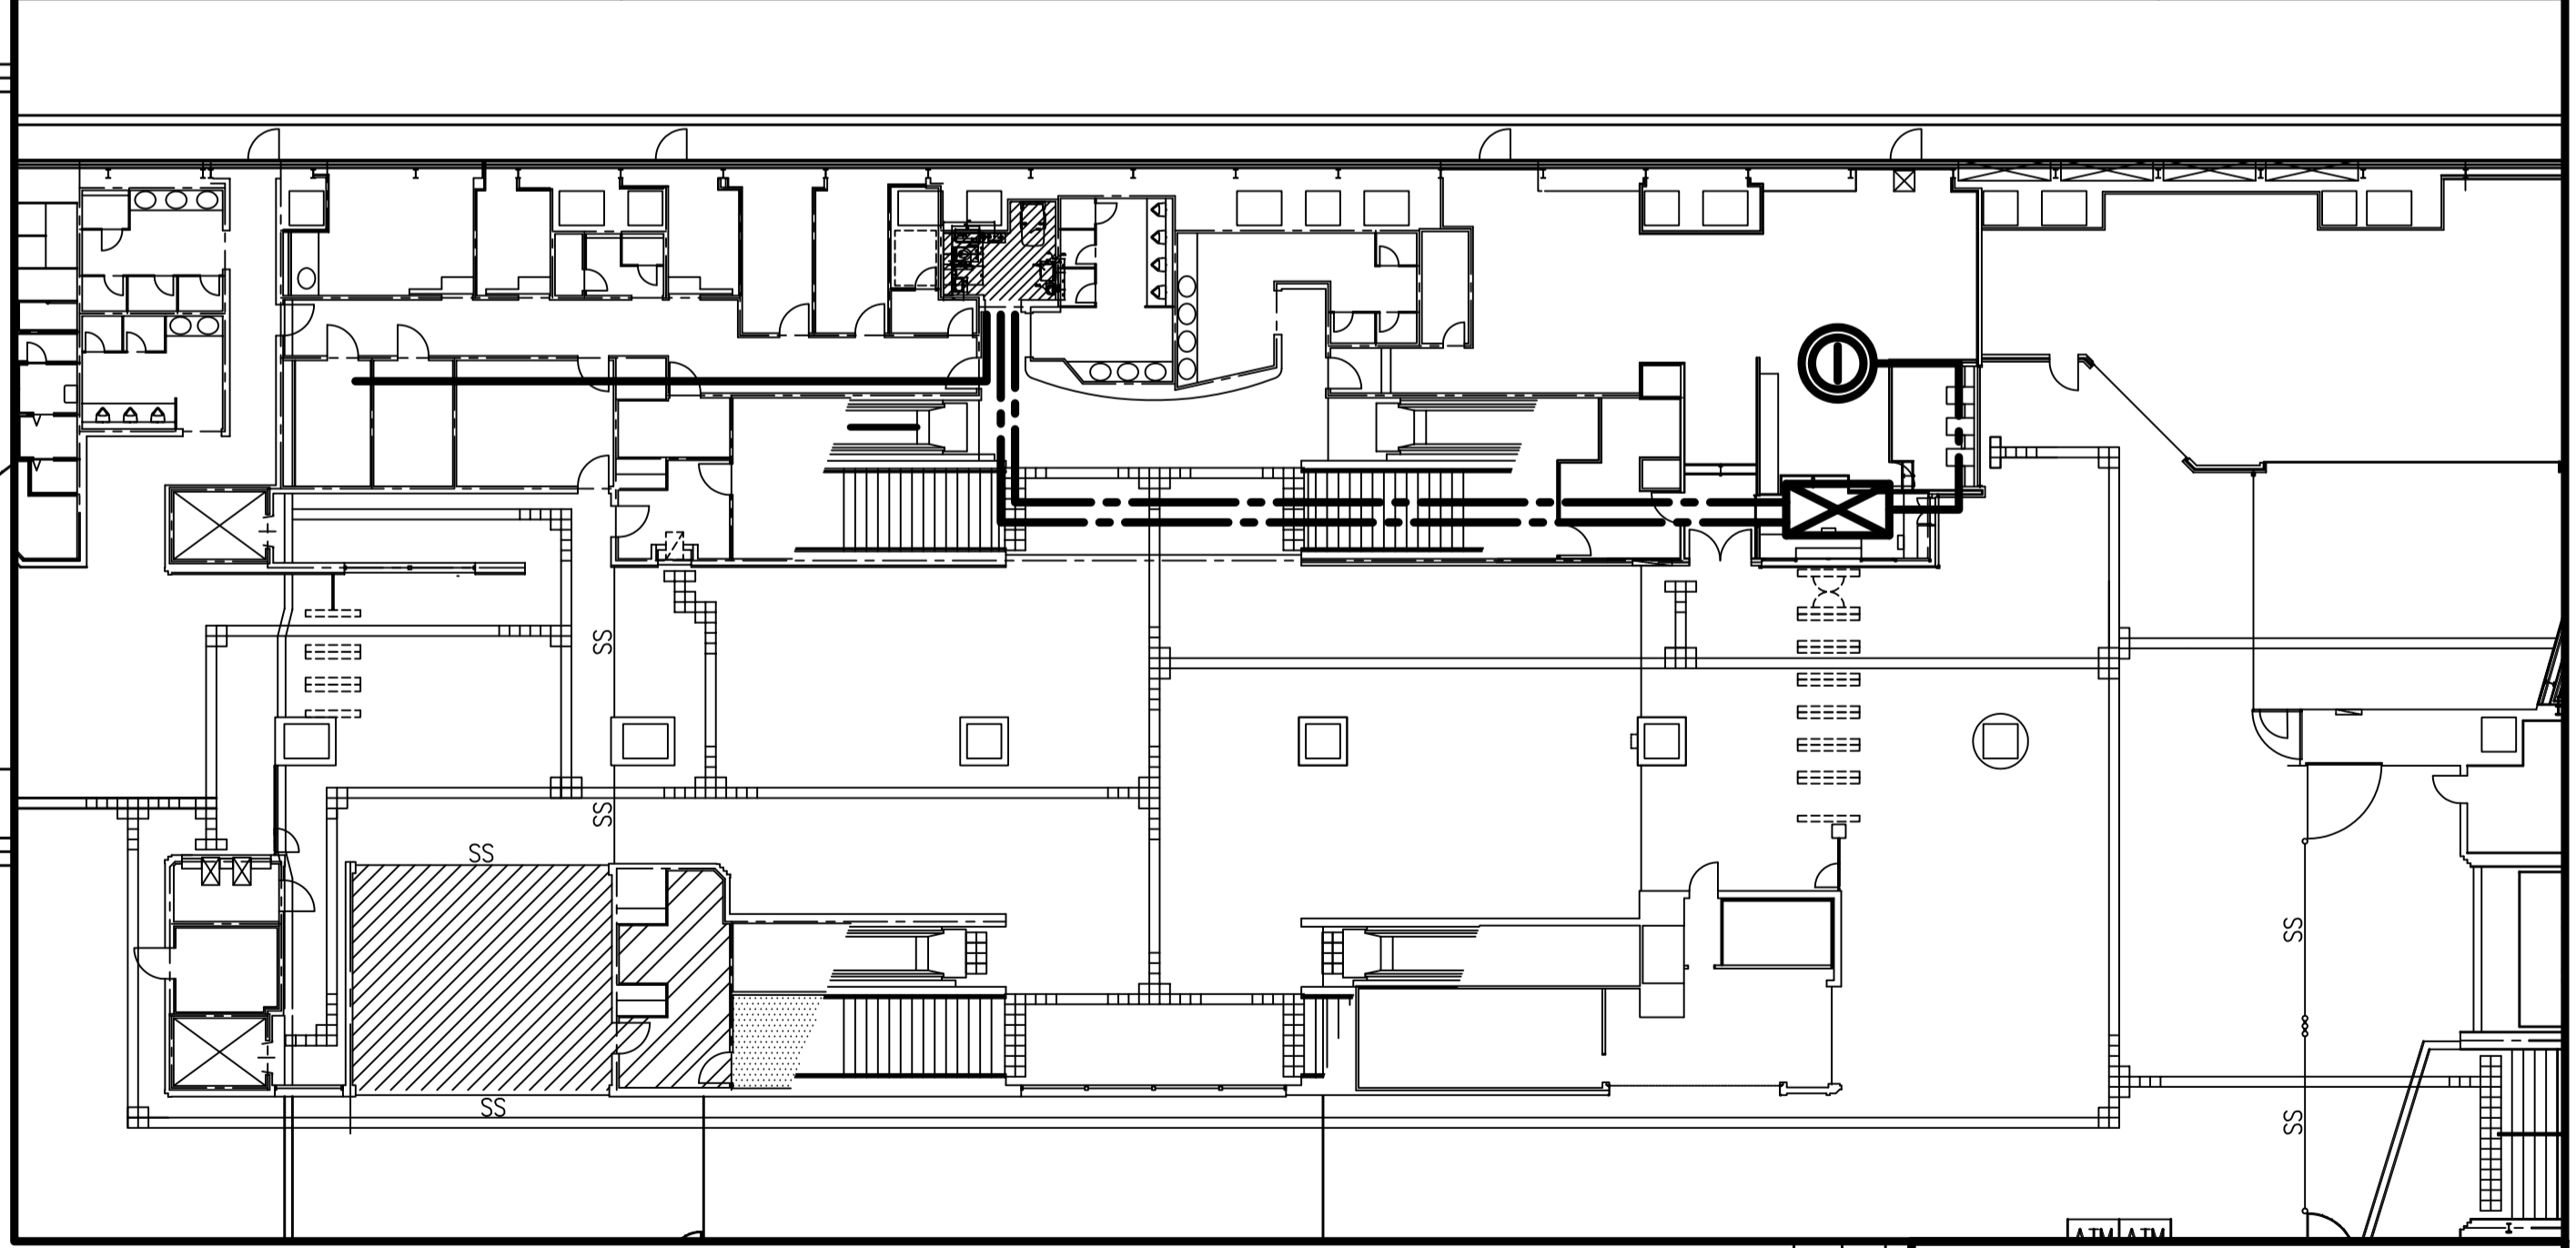

|               |           |
|---------------|-----------|
| 多機能トイレ整備      |           |
| 平成28年度        |           |
| 図面種別          | 平面図(電気設備) |
| 図面番号          | 3 縮尺 1:10 |
| 工事箇所          | 千葉駅       |
| 千葉都市モノレール株式会社 |           |

分電盤

駅務室POEHUB

自動ドア異常信号  
出力接点端子