



- 室内機
- ★ 操作部
- 室外機

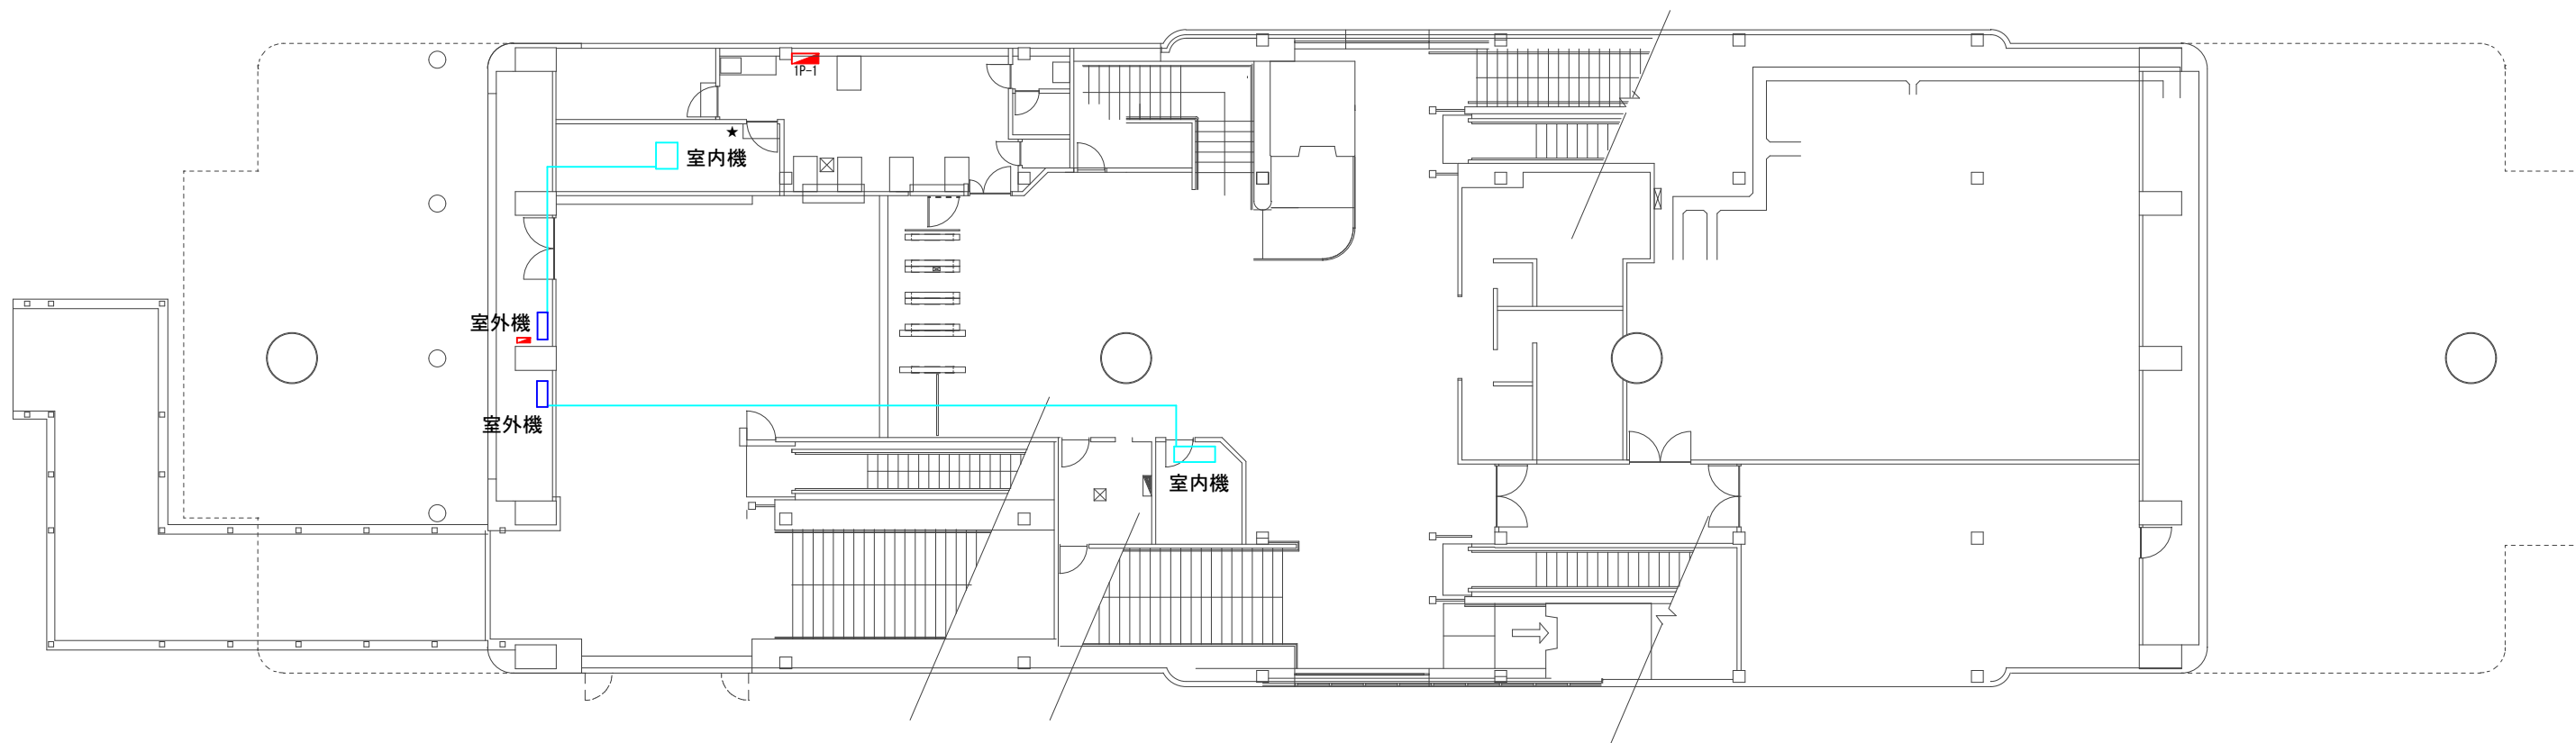


用途					用紙	A3	平面図	尺度	1:200		
 千葉都市モノレール					名称					千葉みなと駅	
					コンコース階_エアコン配置図					図番	1
製図	設計	照査	承認	年月日	2018					6	1

- 局所換気
(逆流防止シャッター付)
- 給(排)気孔
- ダクト付
給(排)気ファン
- 有圧扇
- 熱交換ファン
- ガラリ
- 電動シャッター
- ★ スイッチ(温度SW)

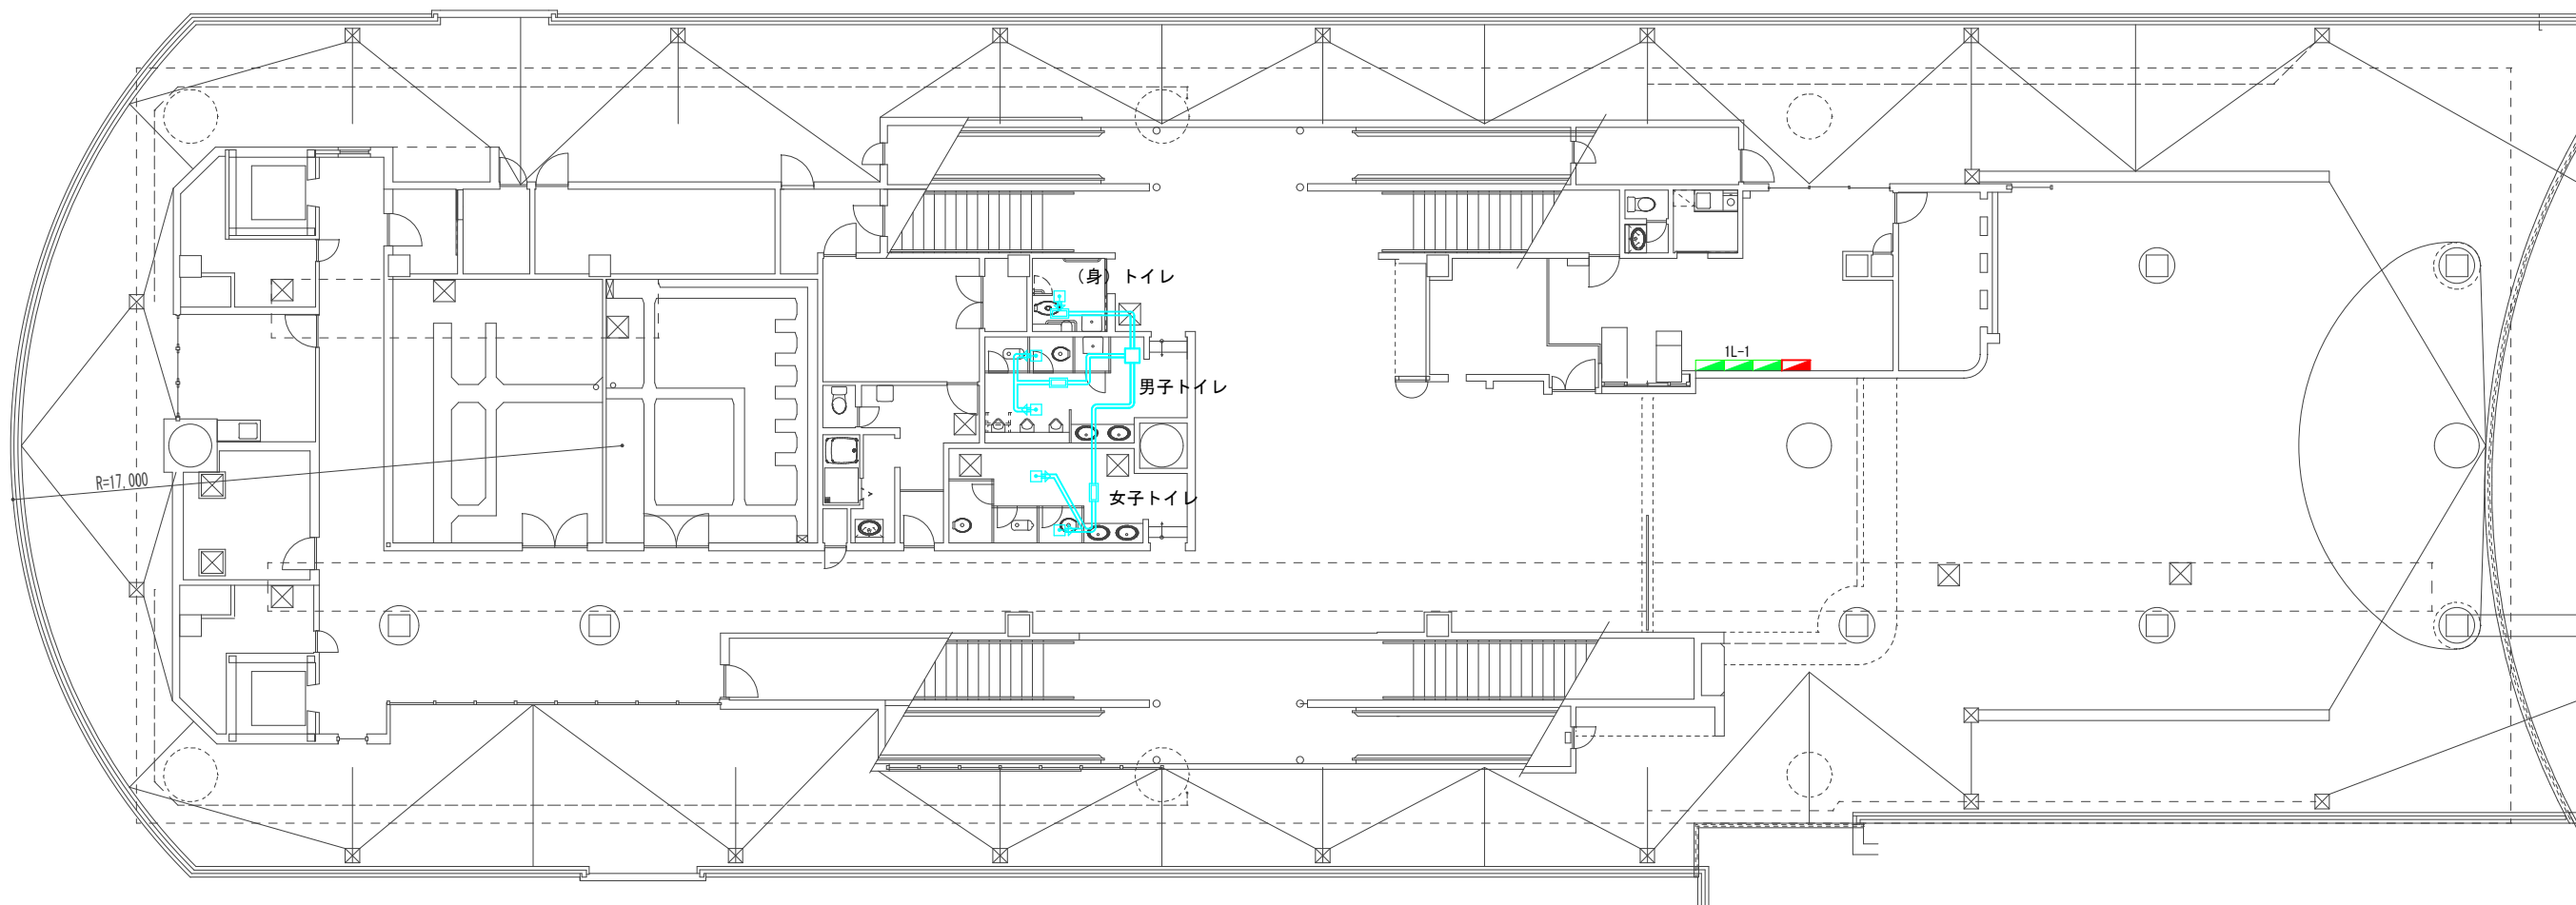


用途		千葉都市モノレール		用紙	A3	平面図	縮尺	1:200
製図		設計	照査	承認	年月日	名称		
					2018 6 / 1	県庁前駅		
						コンコース階_換気扇配置図		
						図番	6	— 1

- 室内機
- ★ 操作部
- 室外機

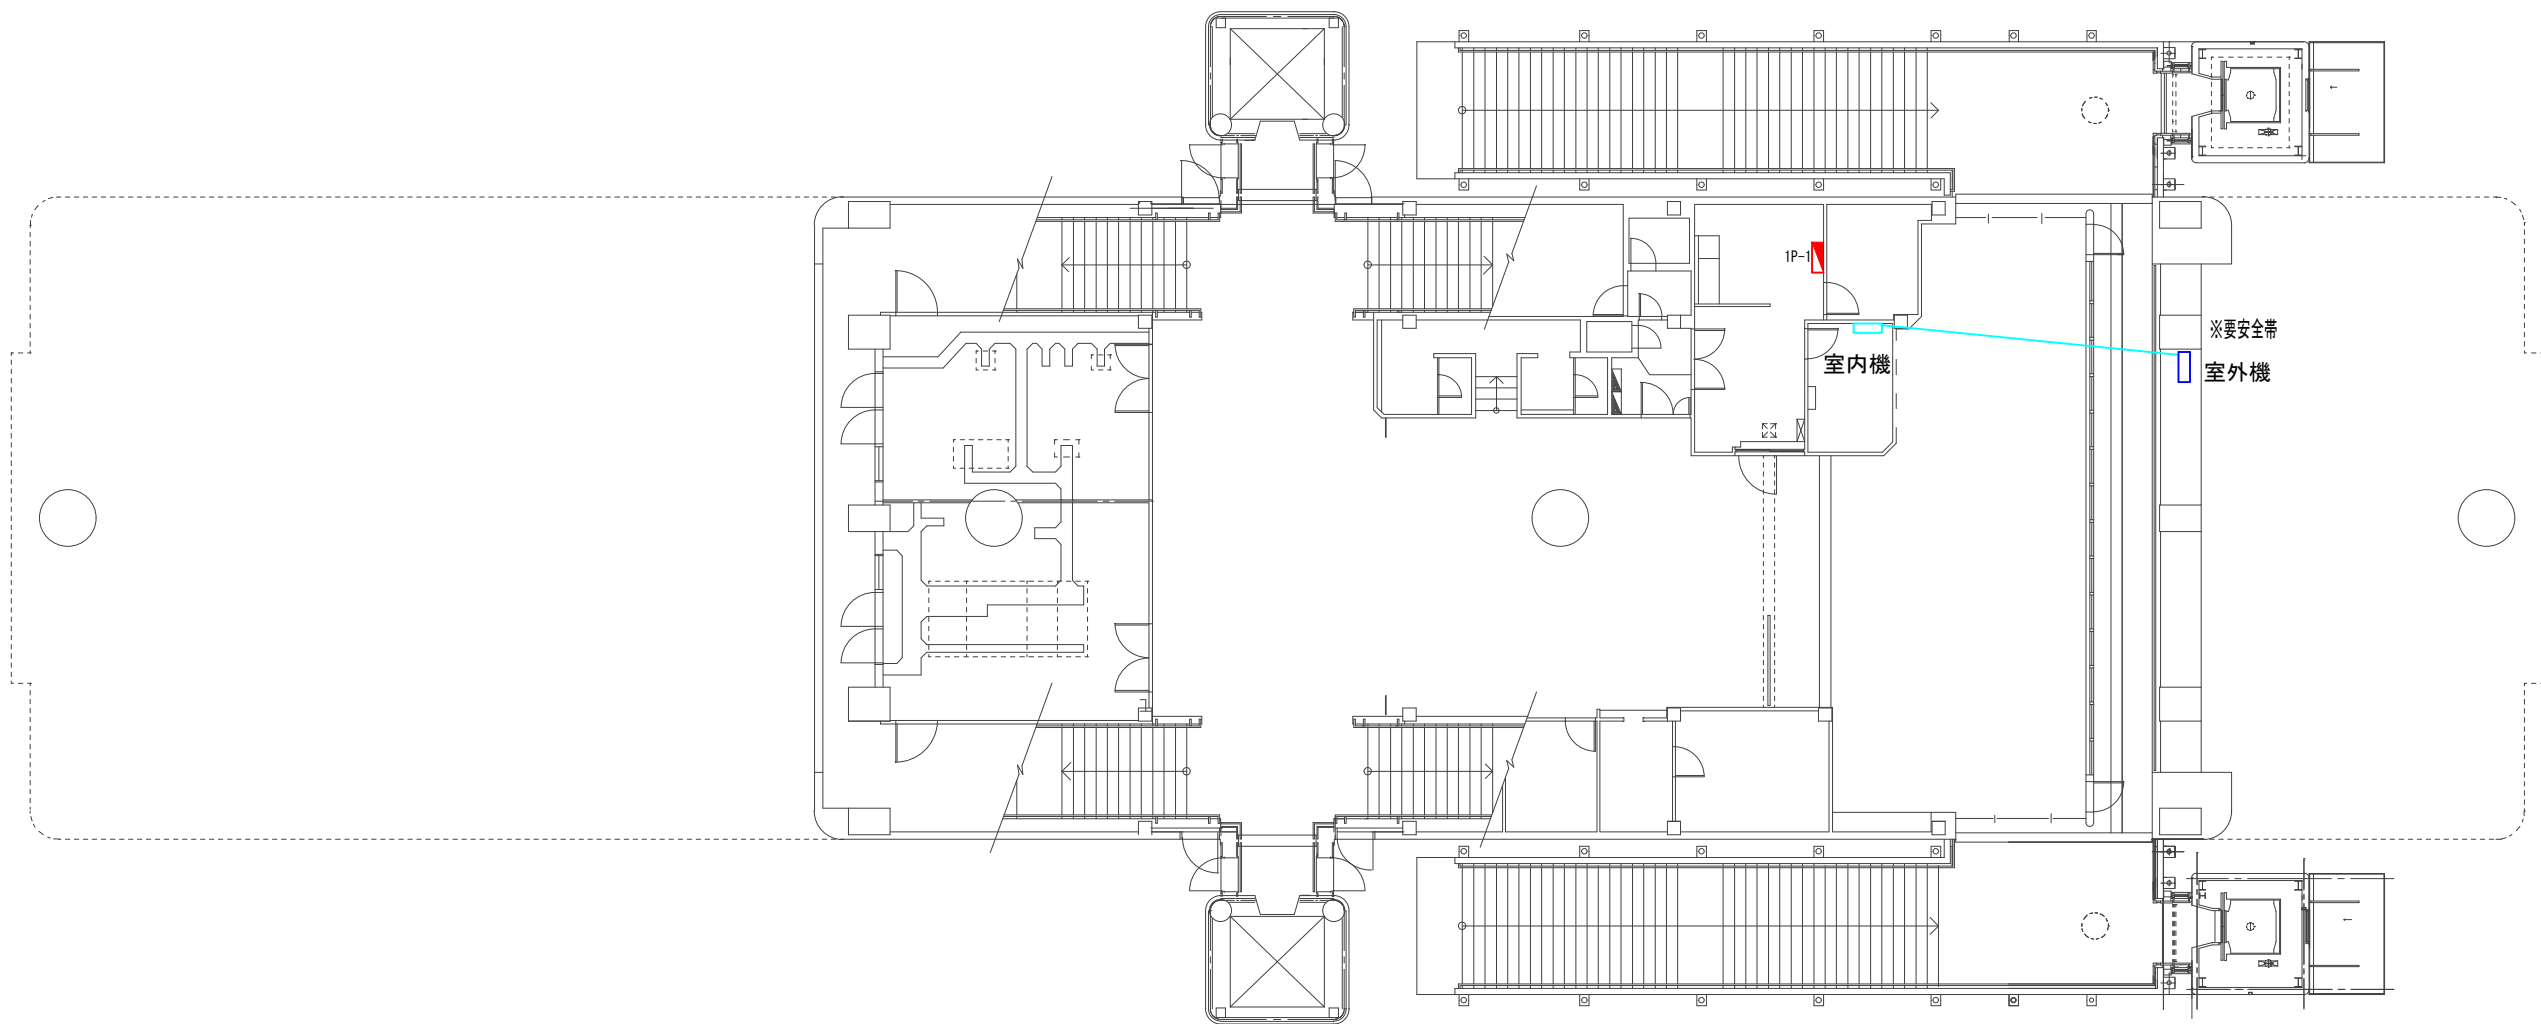


用途		千葉都市モノレール		用紙	A3	平面図	尺度	1:200
製図		設計	照査	承認	年月日	名称		
					2018 6 / 1	天台駅		
						コンコース階_エアコン配置図		
						図番		
						9 - 1		

- 室内機
- 操作部
- 室外機

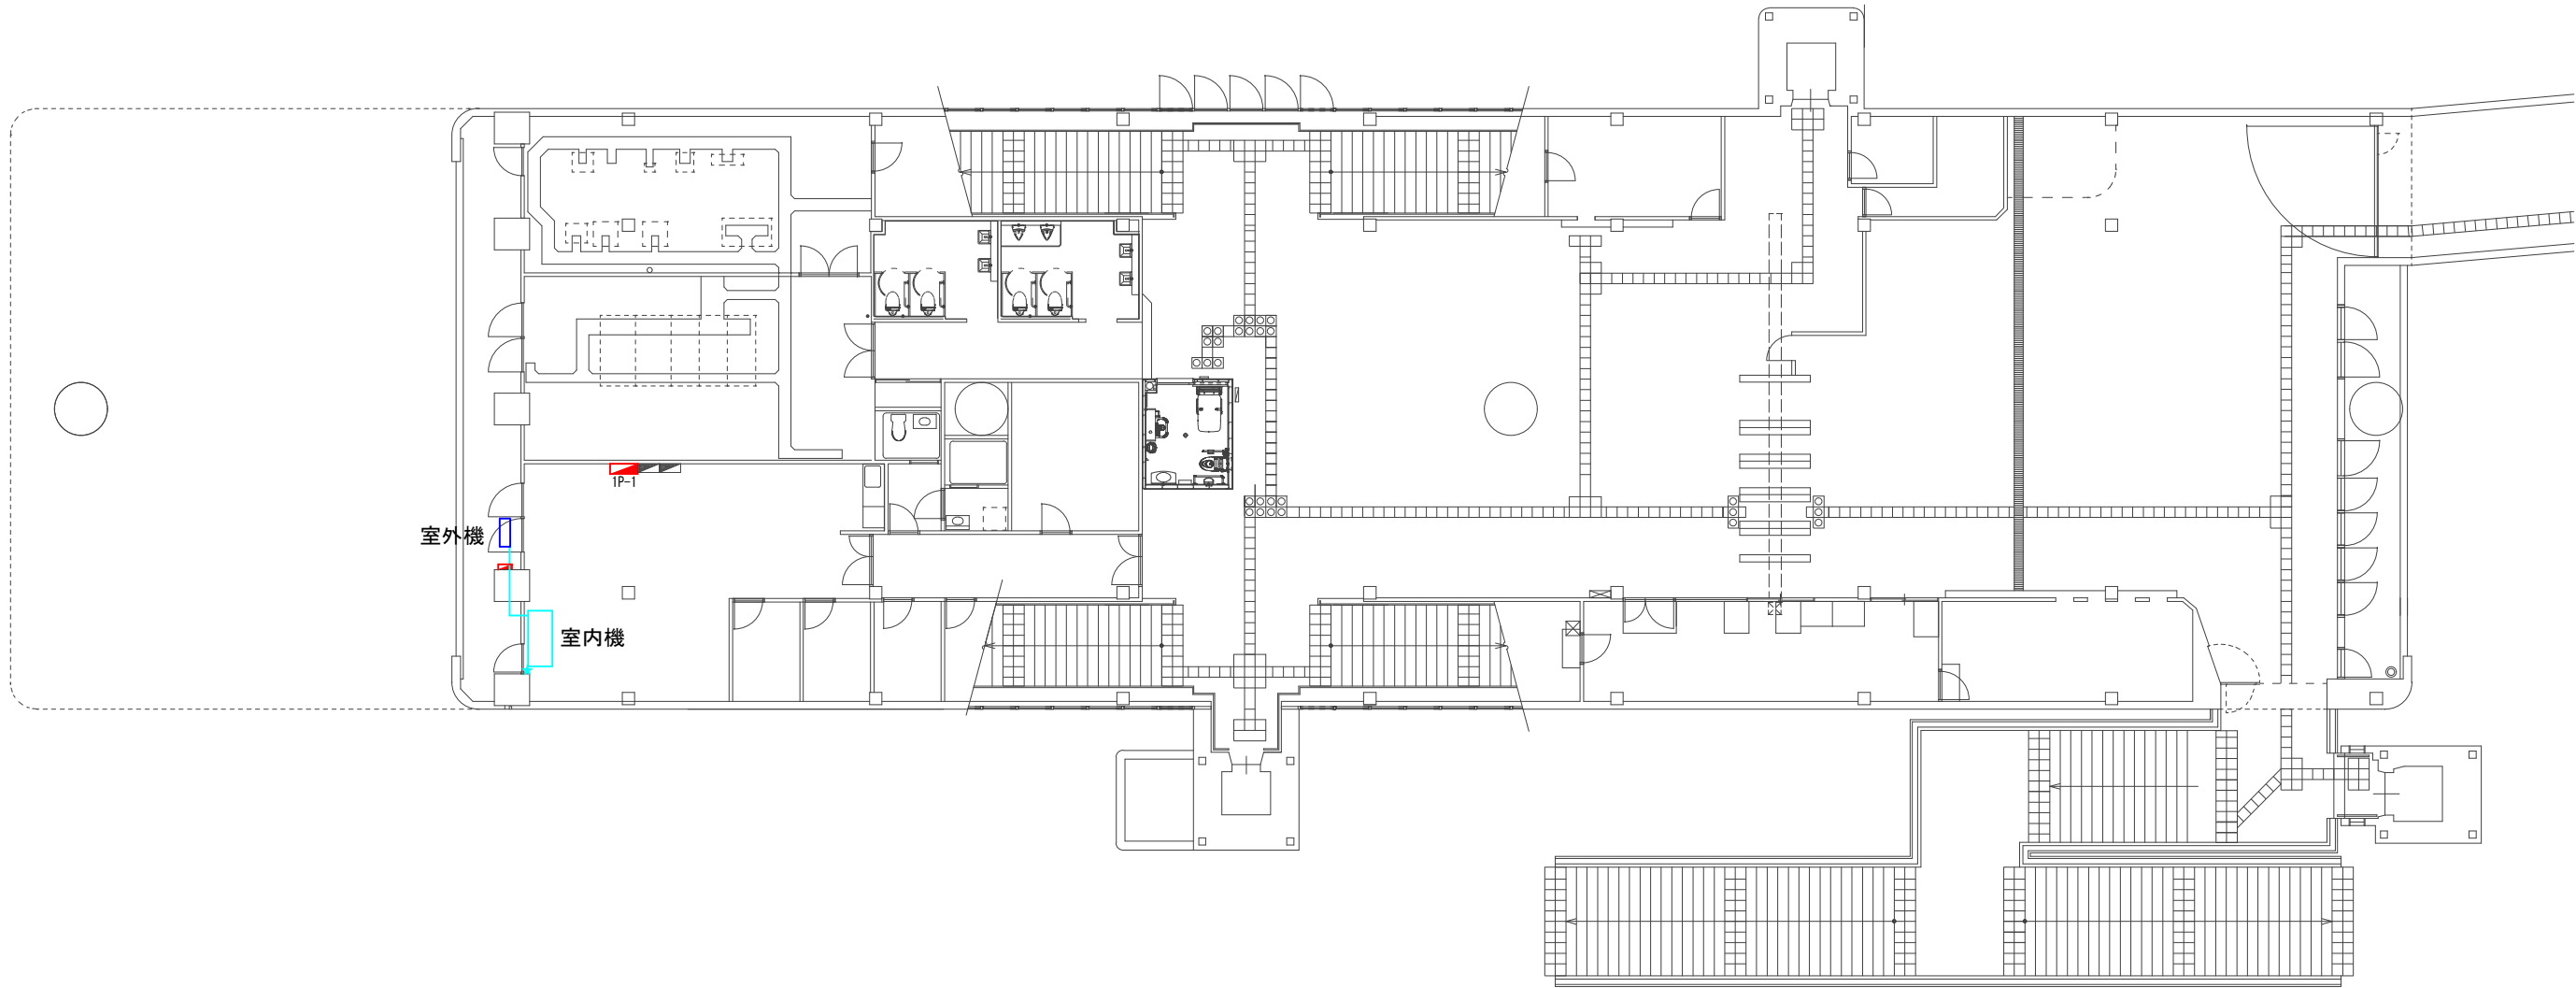


用途					用紙	A3	平面図	尺度	1：200
千葉都市モノレール					名称				都賀駅
					コンコース階_エアコン配置図				
製図	設計	照査	承認	年月日	図番				
				2018 6 / 1	14 - 1				


- 室内機
- ★ 操作部
- 室外機

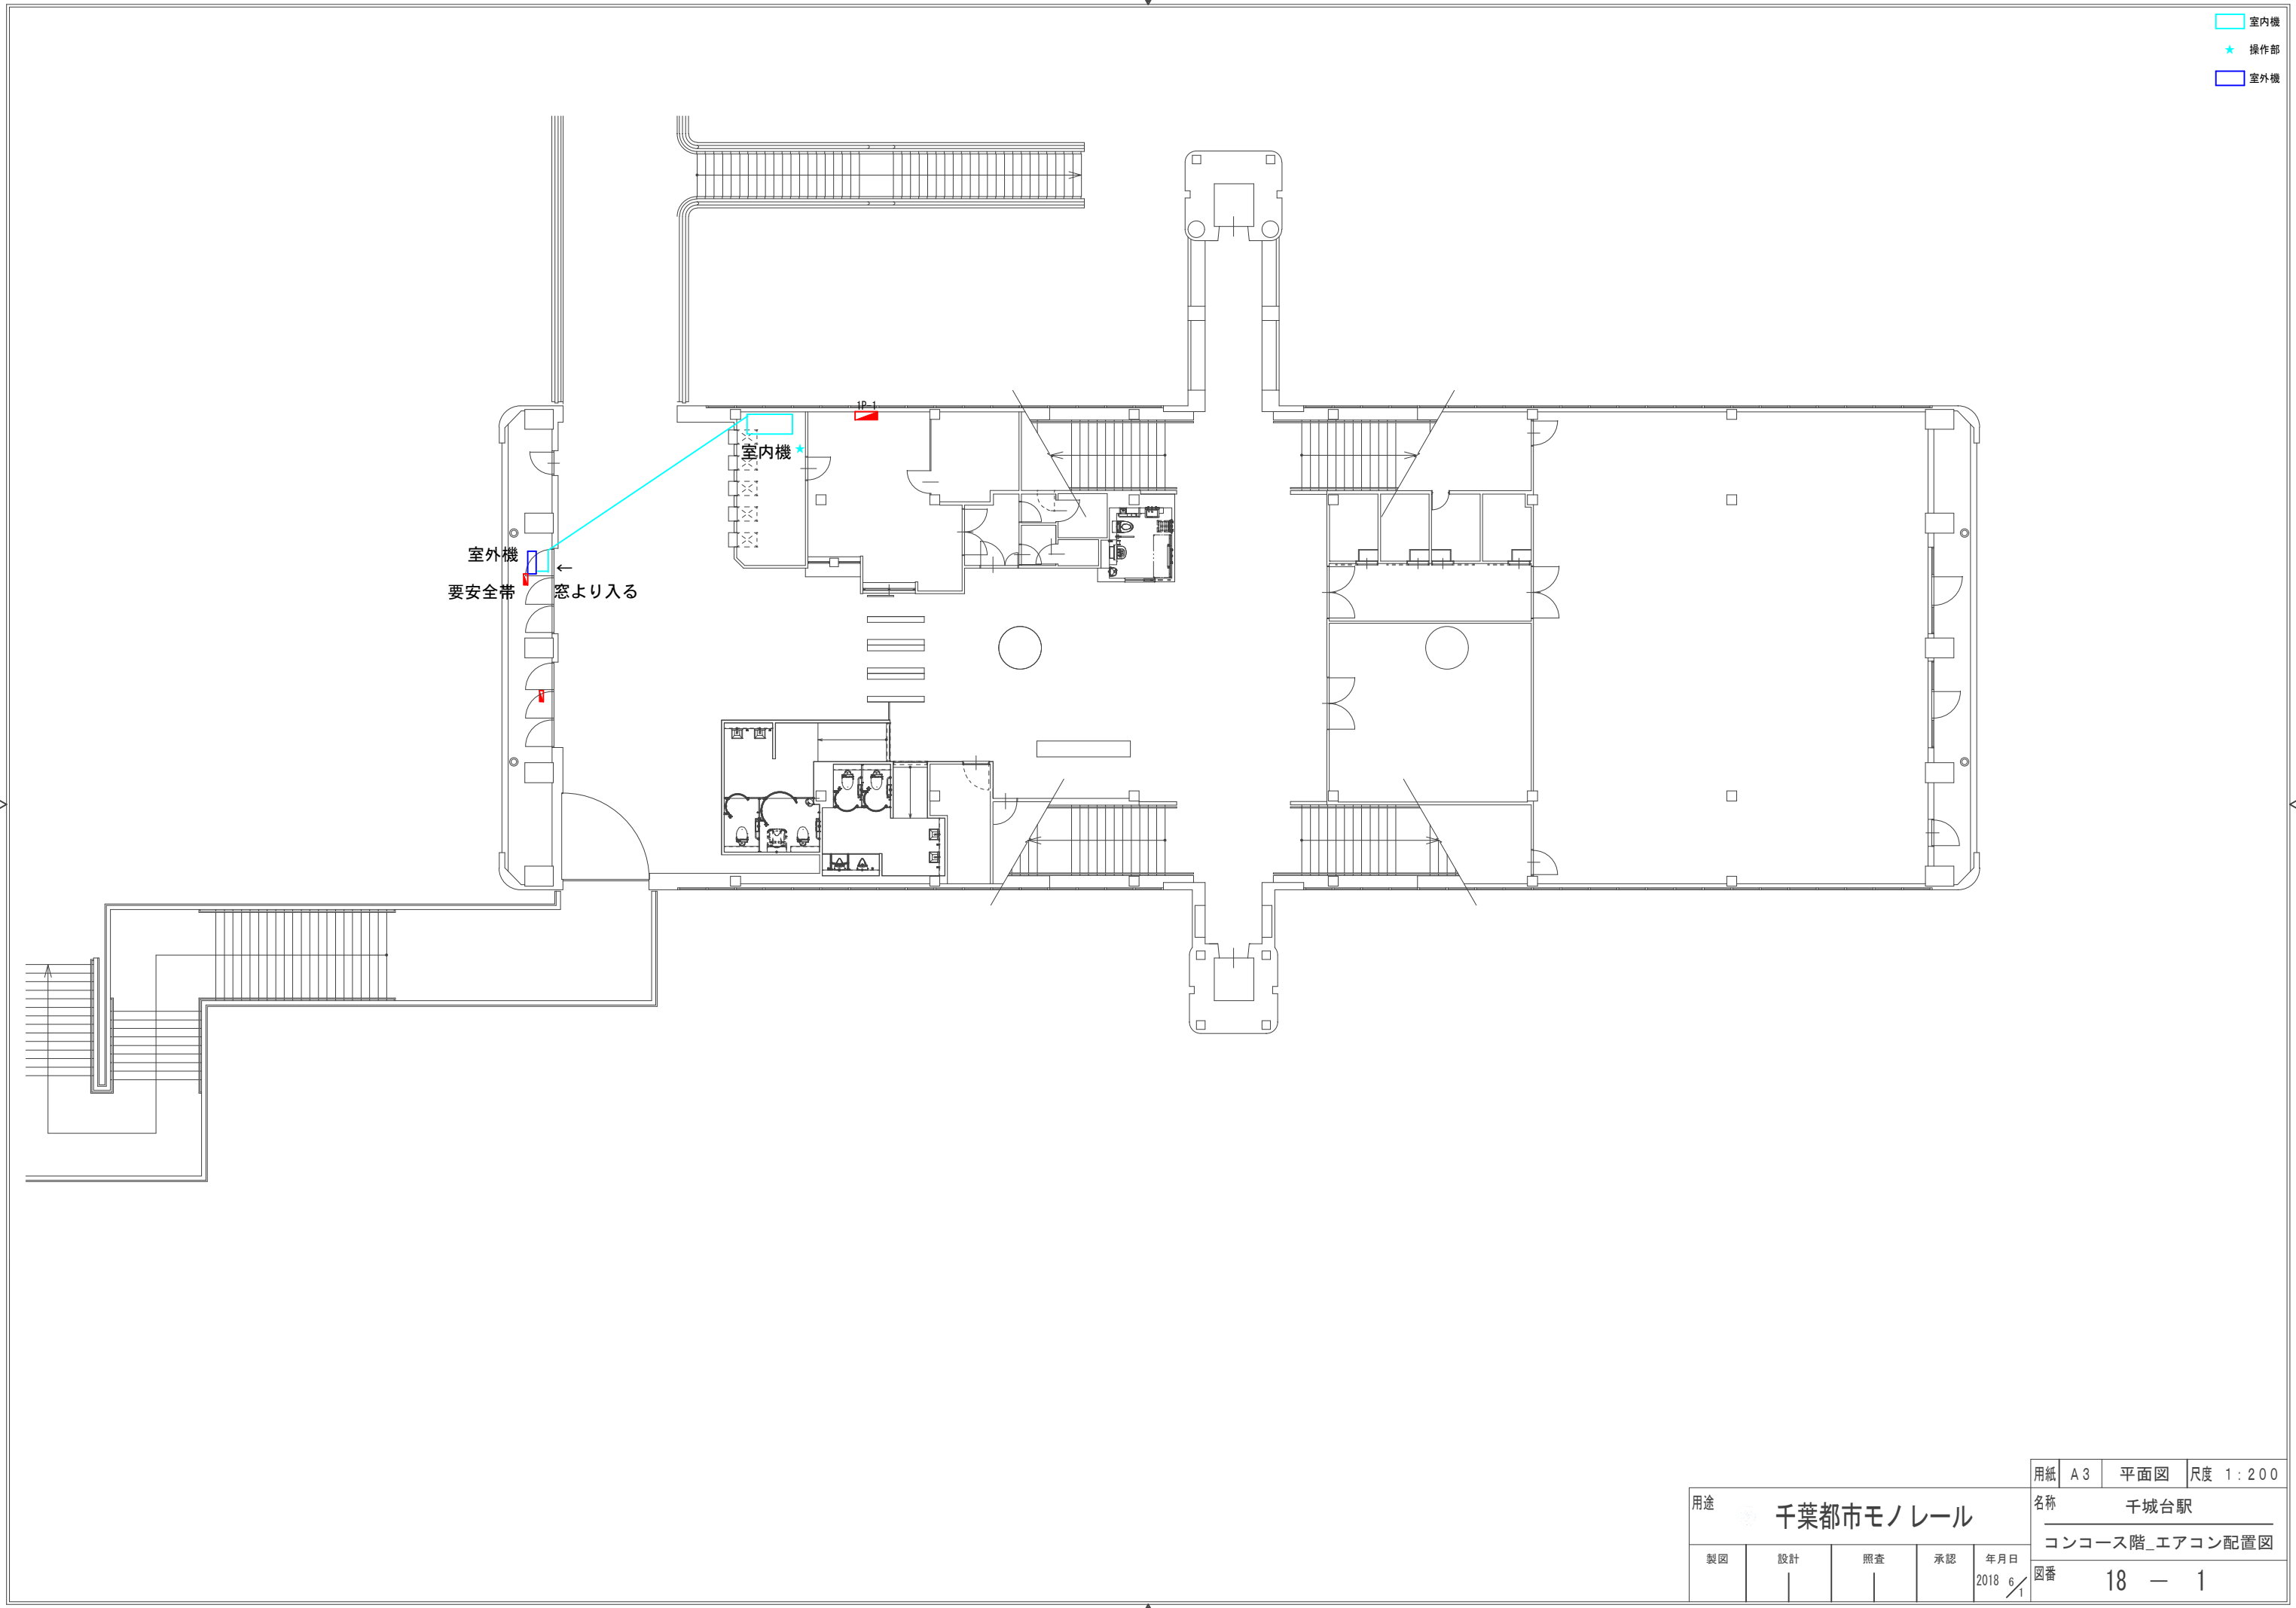

用途 千葉都市モノレール					用紙	A3	平面図	尺度	1:200
製図 設計 照査 承認 年月日 2018 6 / 1					名称 千城台駅				
					コンコース階_エアコン配置図				
					図番	18 - 1			

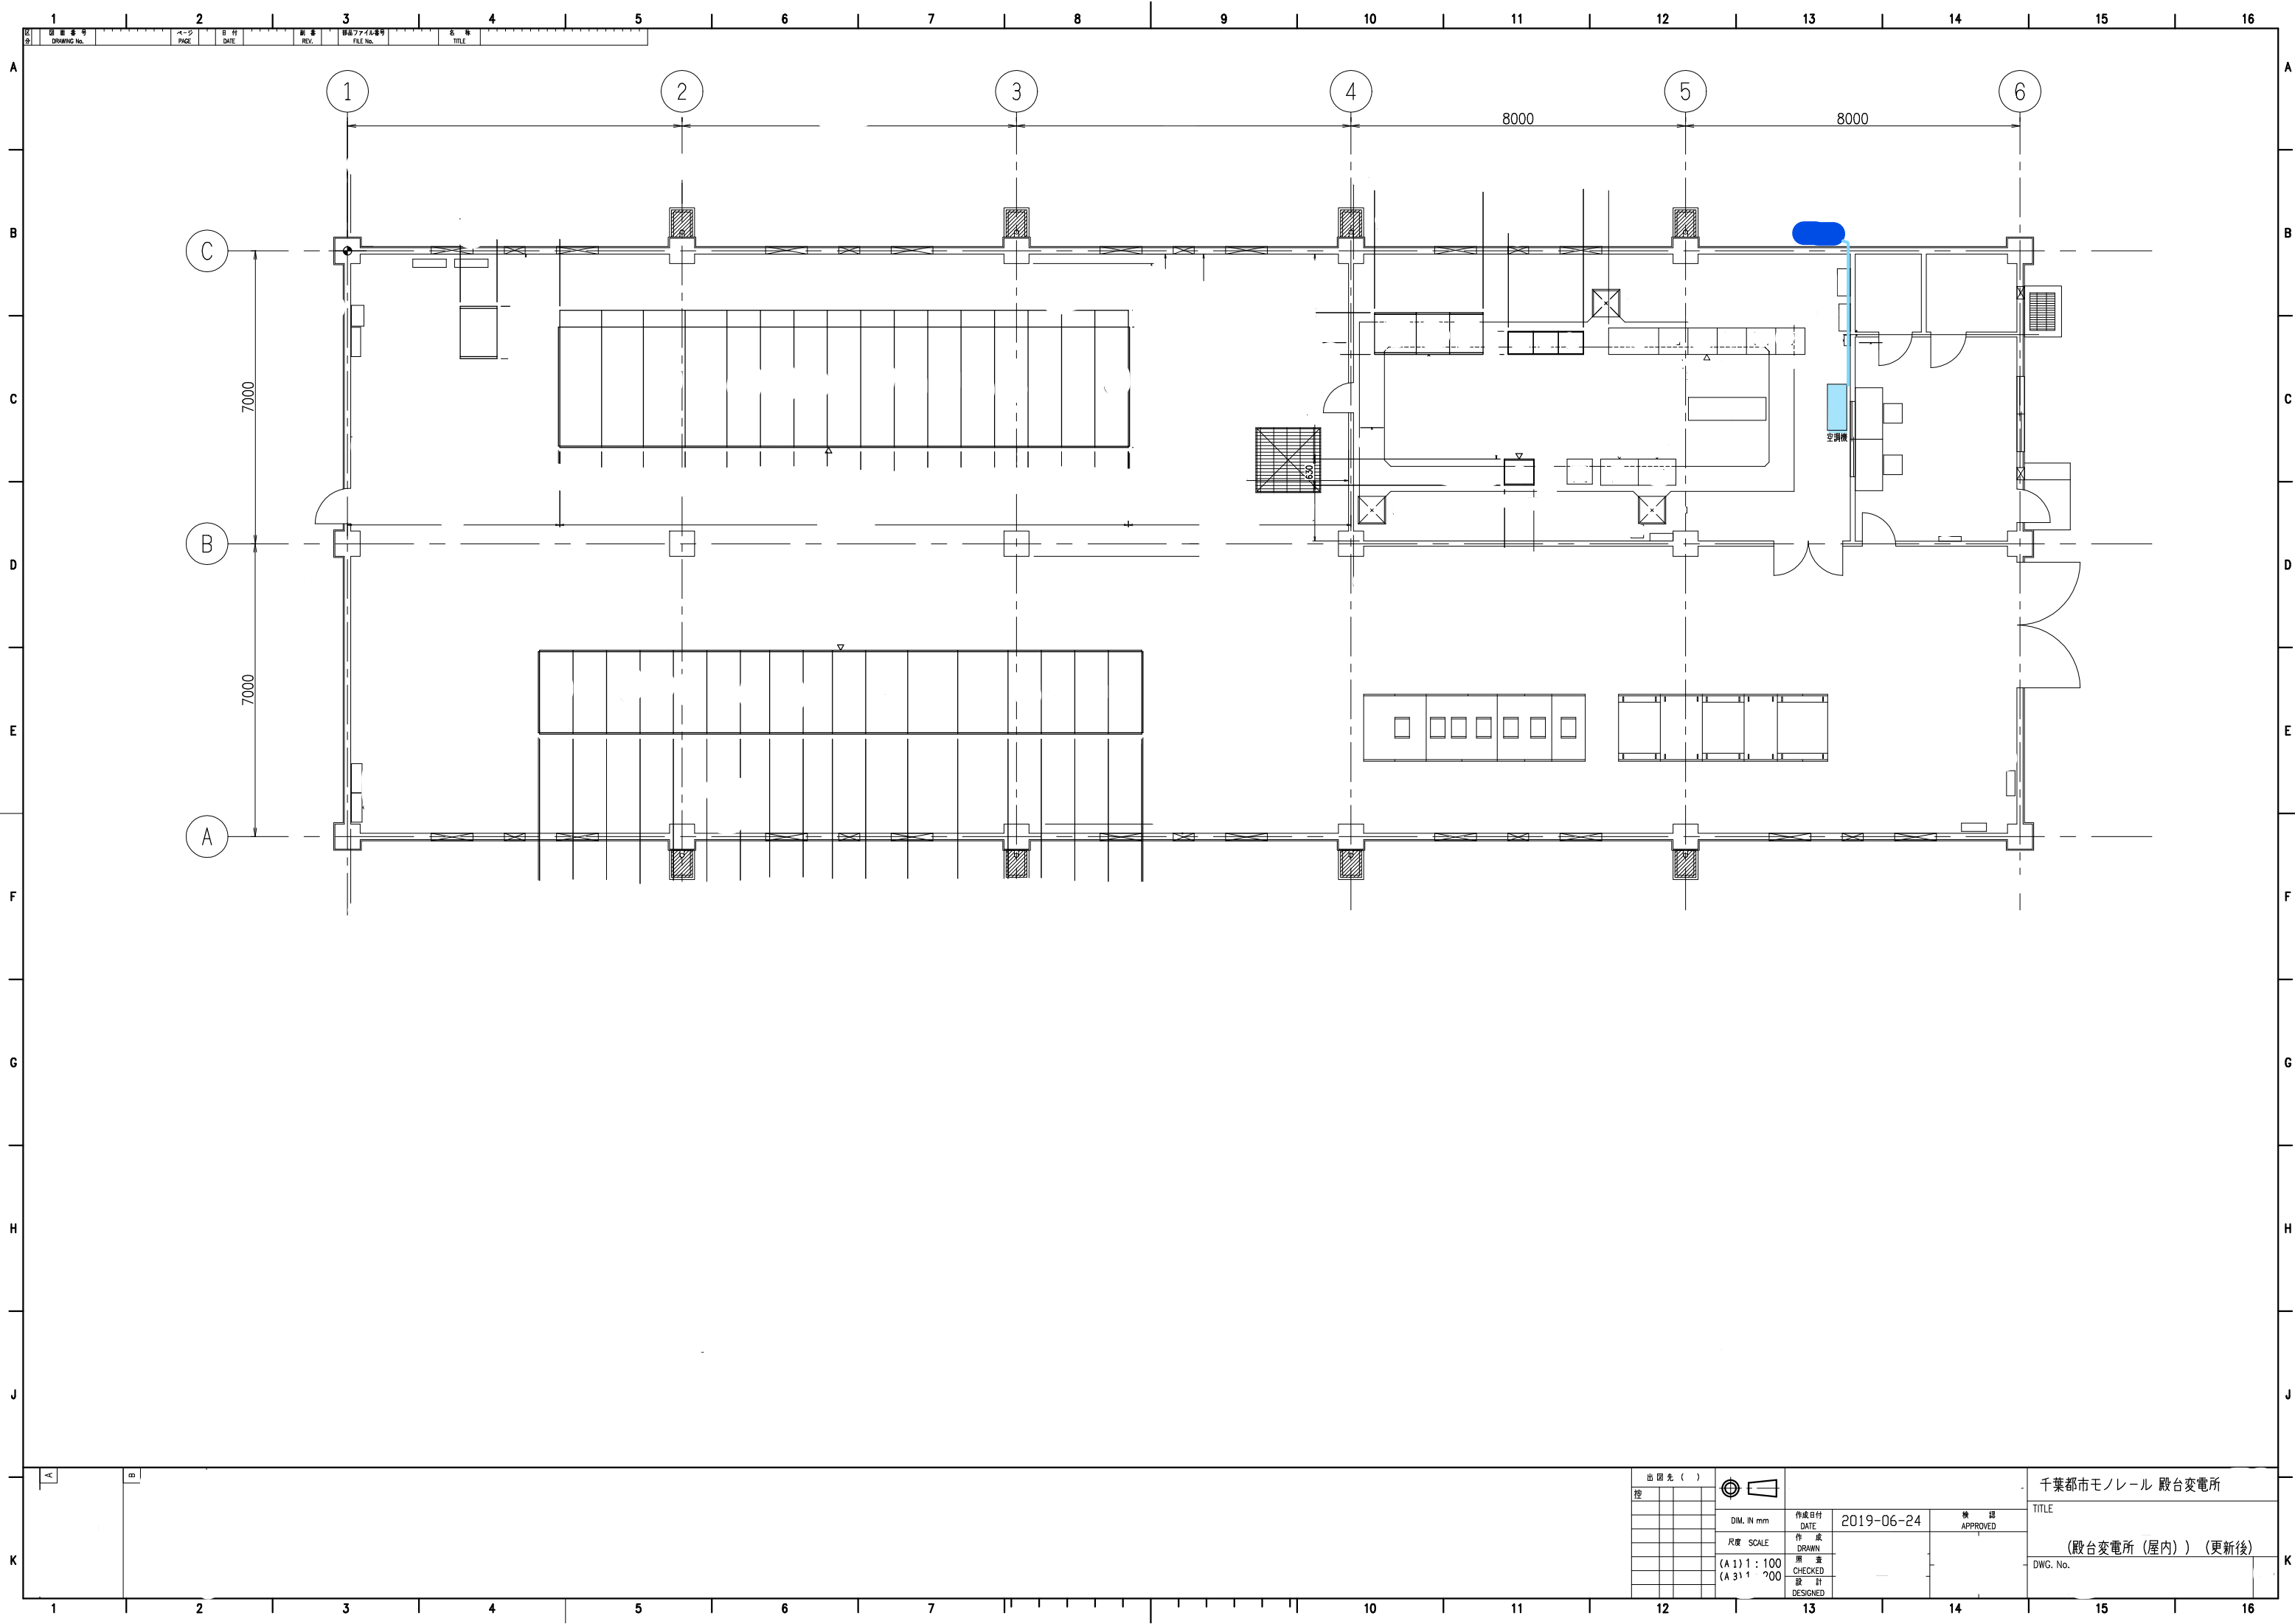

1	2	3	4	5	6	7	8	9	10	11	12	13	14	15	16
図 番 書 号 DRAWING No.	ペ ージ PAGE	日 付 DATE	修 正 REV.	図 番 7746 番 号 FILE No.	名 称 TITLE										

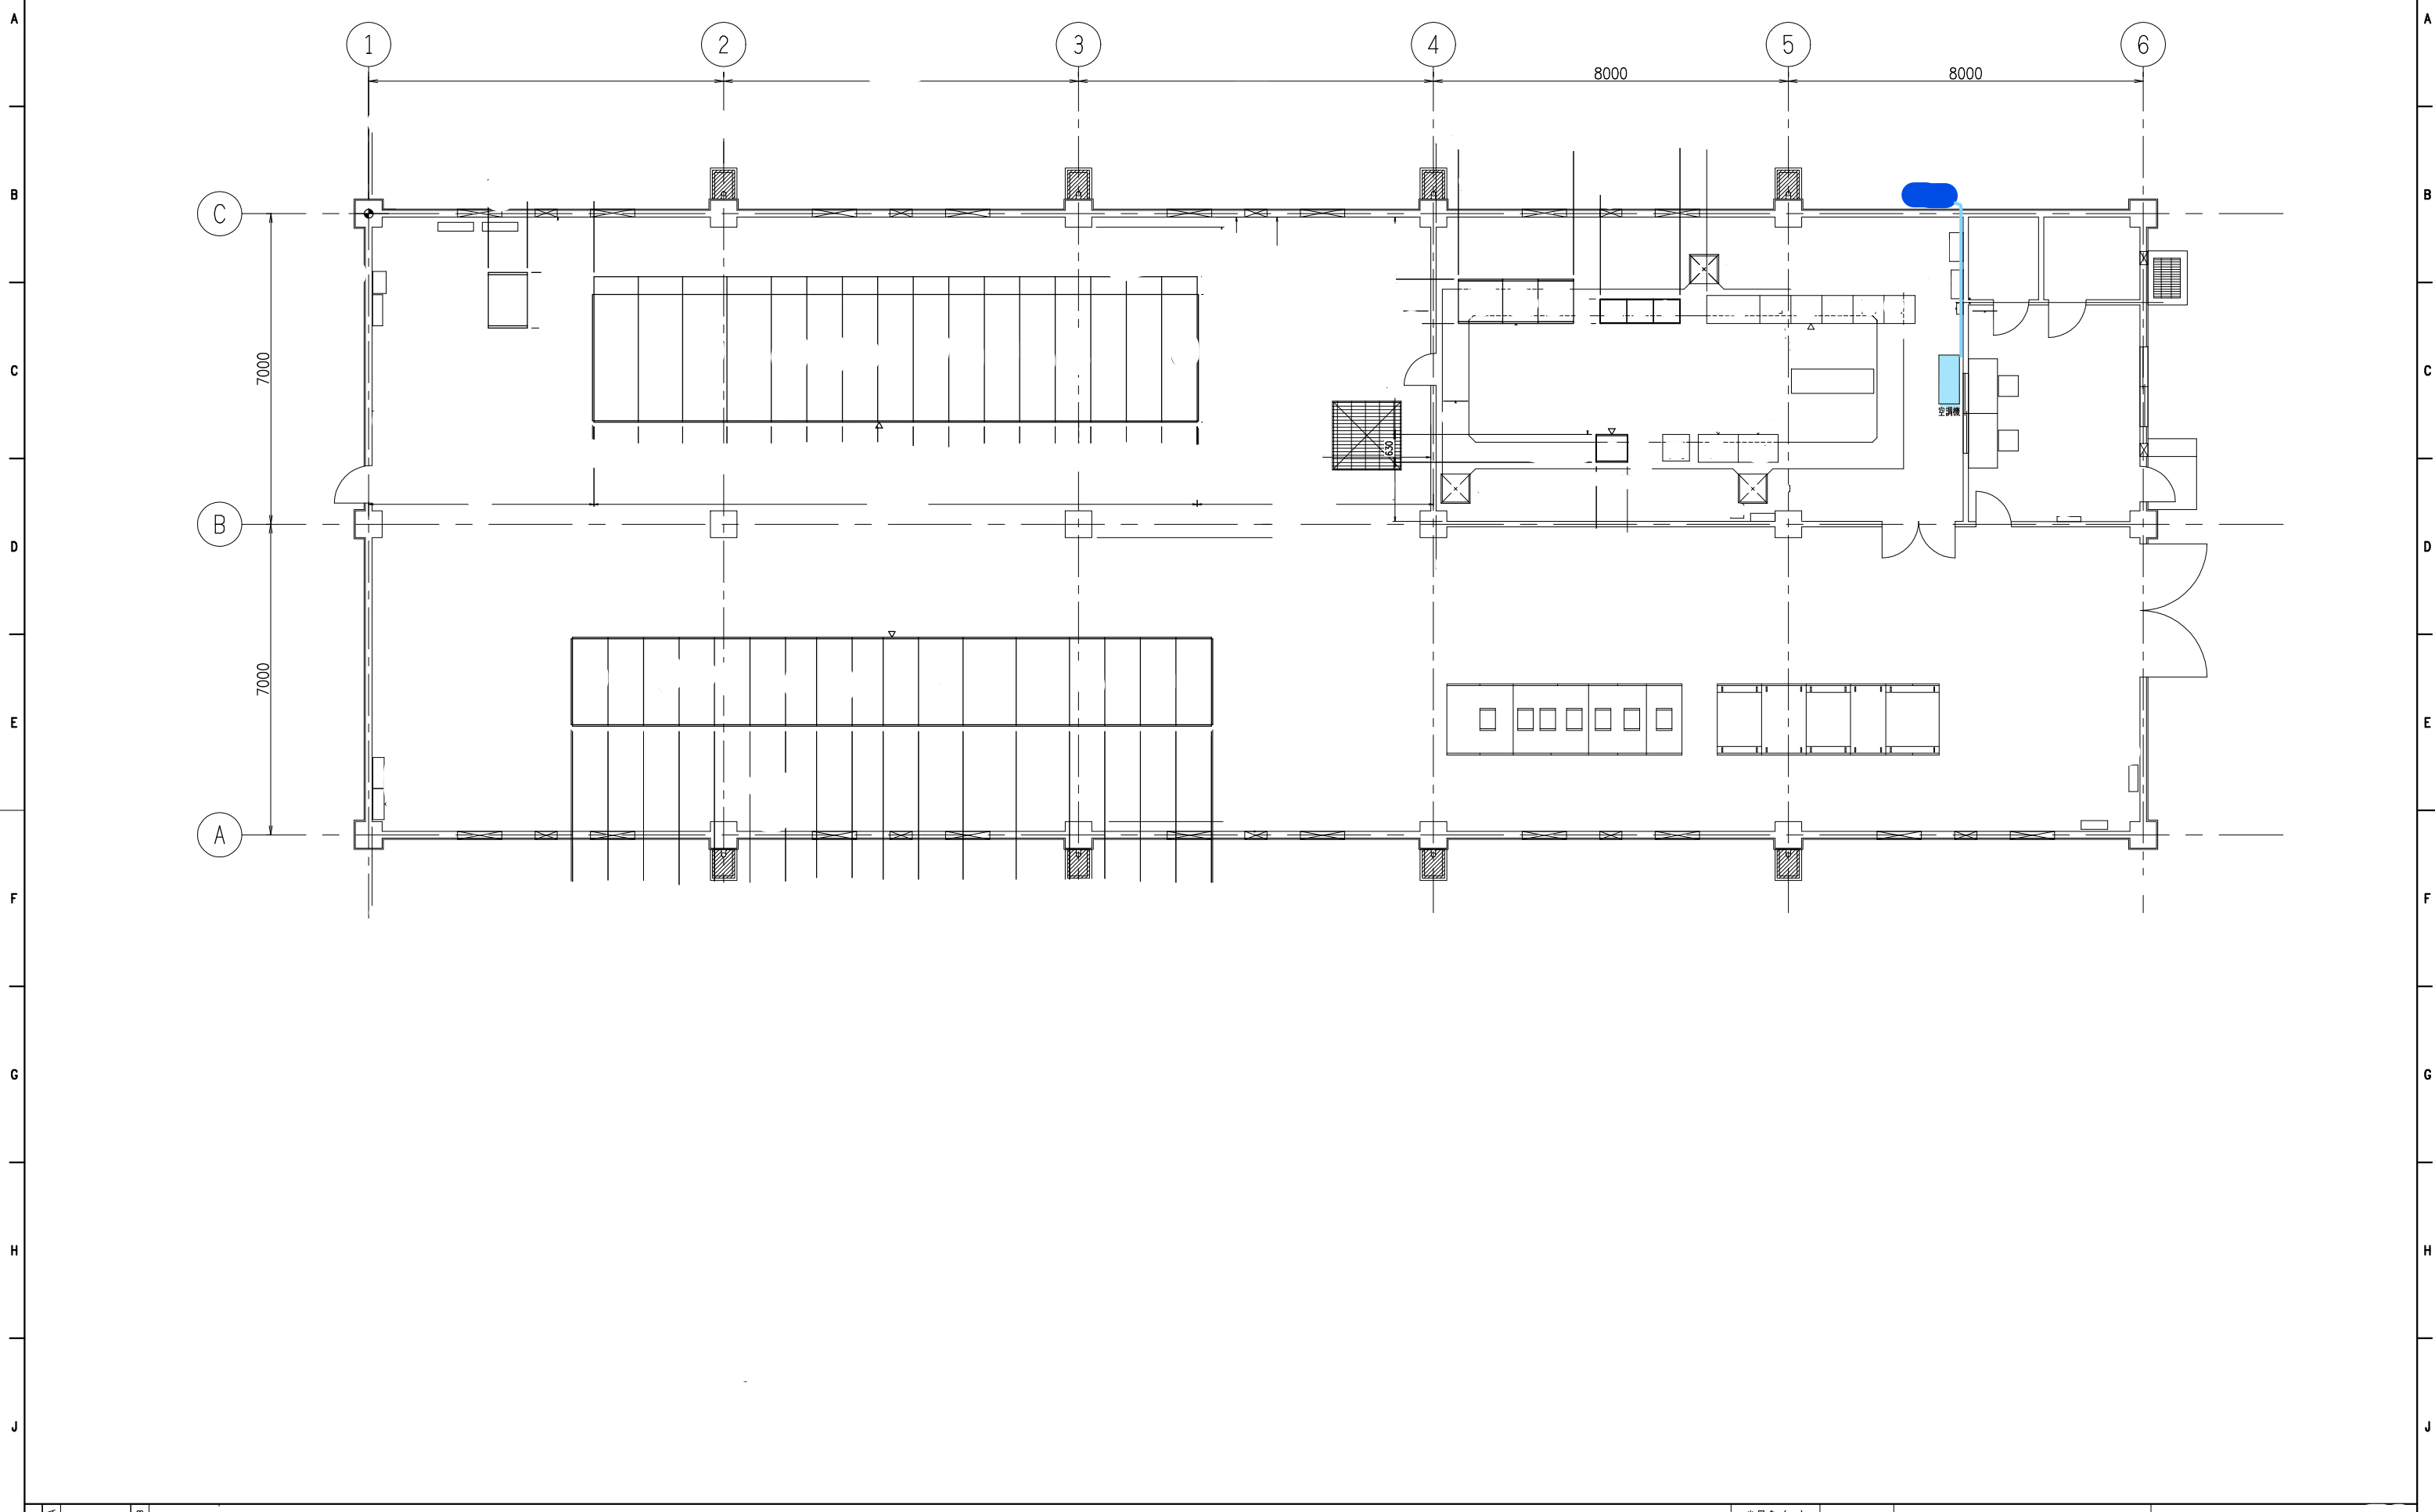

												出 図 先 () 控				千葉県モノレール 殿台変電所					
												DIM. IN mm		作成日付 DATE		2019-06-24		検 査 APPROVED		TITLE	
												尺 寸 SCALE		作 成 DRAWN						(殿台変電所 (屋内)) (更新後)	
												(A 1) 1 : 100 (A 3) 1 : 200		照 査 CHECKED						DWG. No.	
												設 計 DESIGNED									
1 2 3 4 5 6 7 8 9 10 11 12												13		14		15		16			